


TERMOMODERNIZACJA BUDYNKU I REMONT DACHU ŚWIETLICY WIEJSKIEJ W CHOMENTÓWKU

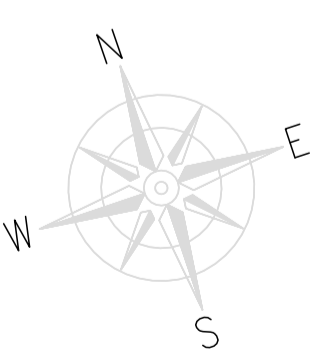

LEGENDA:

- przewody zasilające
- - - przewody powrotne
- 8 pion centralnego ogrzewania
- 8 zawór termostatyczny
- 8 zawór odpowietrzający automatyczny

grzejnik płytowy

Opis grzejnika płytowego
C22-60 0,900 m
978 W
Typ - wysokość długość
moc

Opis głowicy termostatycznej
 $\frac{n \cdot 3,0}{dn \cdot 1,5}$
nastawa średnica

TERMOMODERNIZACJA BUDYNKU I REMONT DACHU ŚWIETLICY WIEJSKIEJ W CHOMENTÓWKU

działka nr ewid. 152 obręb 0004 Chomentówek

INWESTOR:

Gmina Chmielnik
Plac Kościuszki 7
26-020 Chmielnik

WYKONAWCA:

ul. Skibińskiego 13
25-819 Kielce
tel. 886 720 094
e-mail: biuro@projekt-technika.pl
www.projekt-technika.pl




AUTORZY OPRACOWANIA:



Funkcja	Imię i nazwisko	Uprawnienia budowlane	Podpis
Projektant	mgr inż. Artur Gigiewicz	Uprawnienia nr SWK/01191PWOS/07 do projektowania bez ograniczeń w branży sanitariat	
Asystent	mgr inż. Monika Piras		
	mgr inż. Paulina Rubek		

Skala:	1:100	Branża: SANITARNIA
Temat:	Instalacji c.o. - rzut parteru	Nr rys.: III/SAN/01

Data opracowania projektu: lipiec 2020		
--	--	--

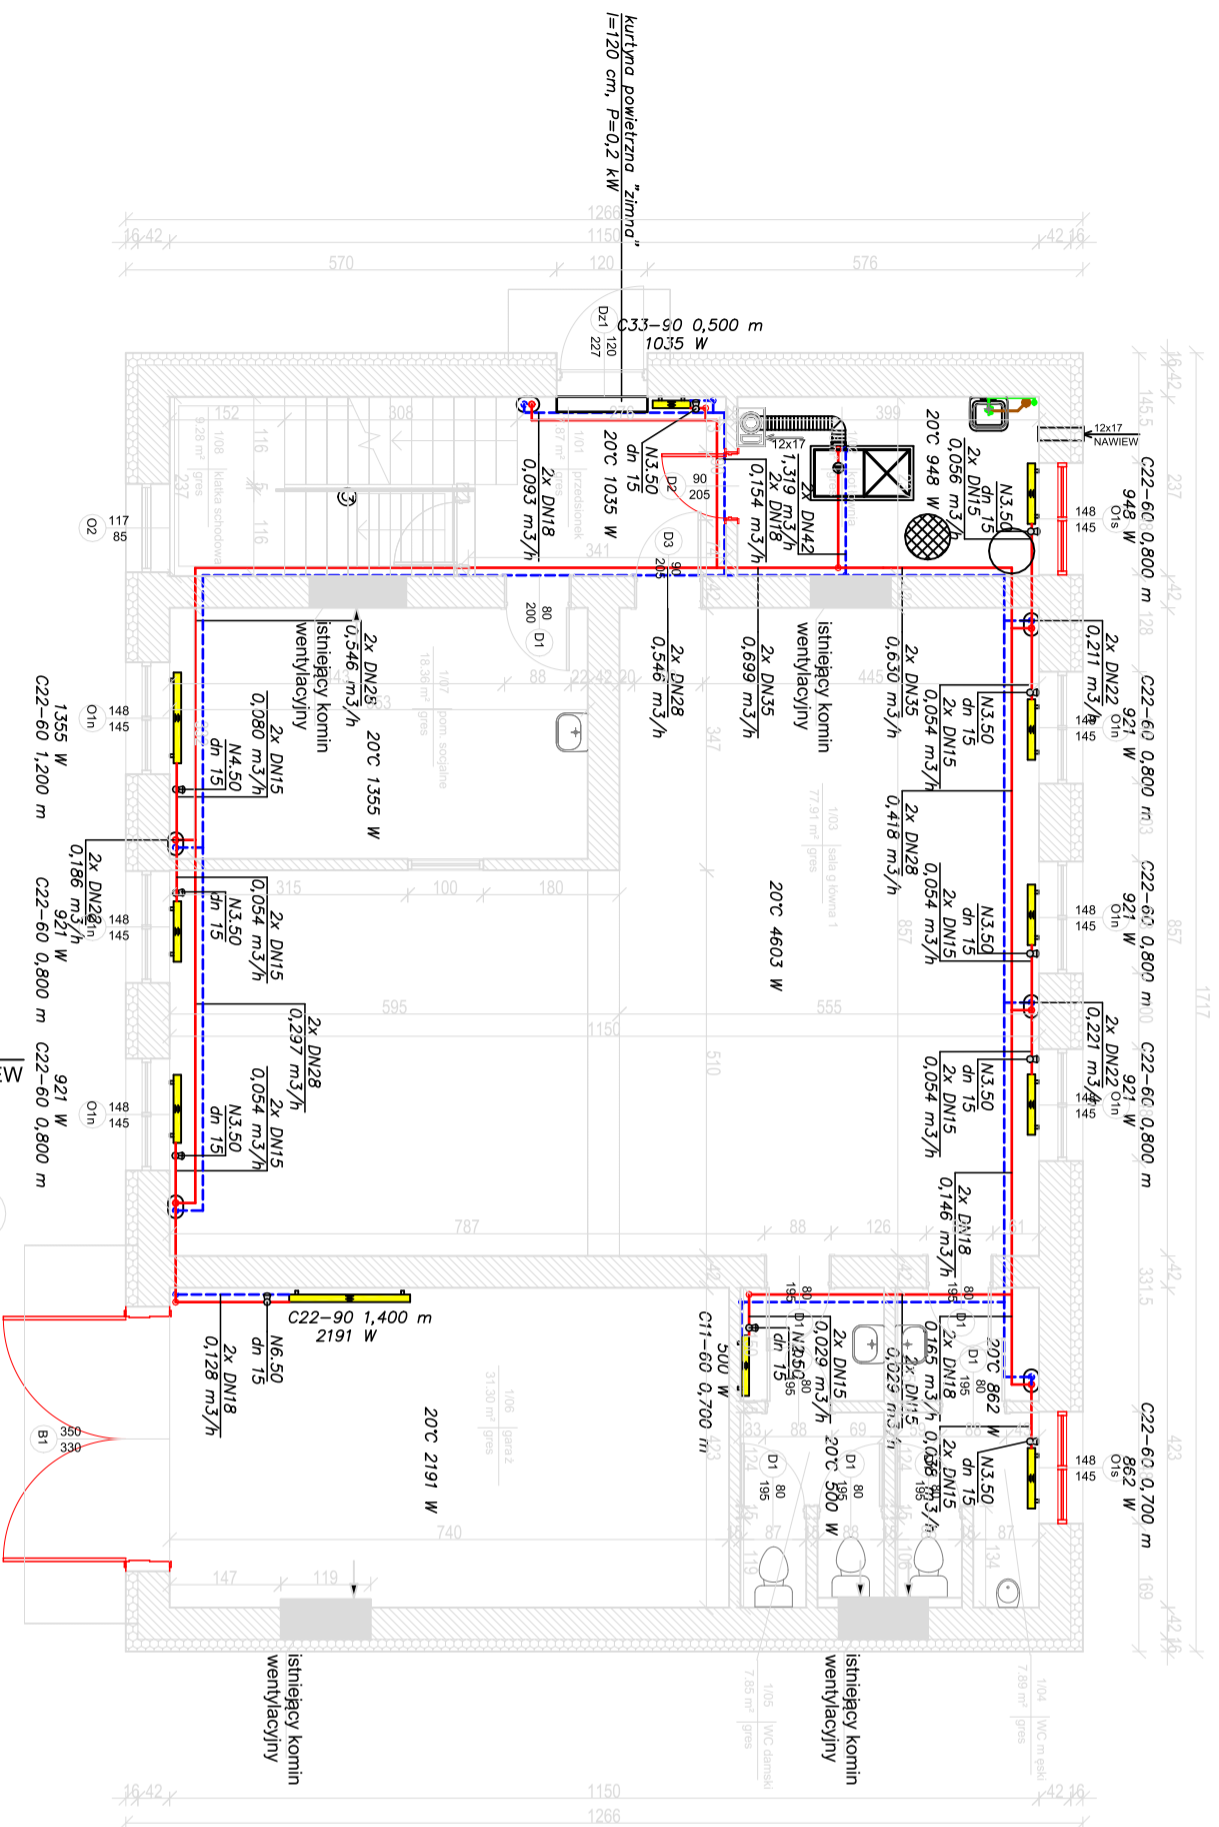

PODPINICZENIE POD KLATKA SCHODOW

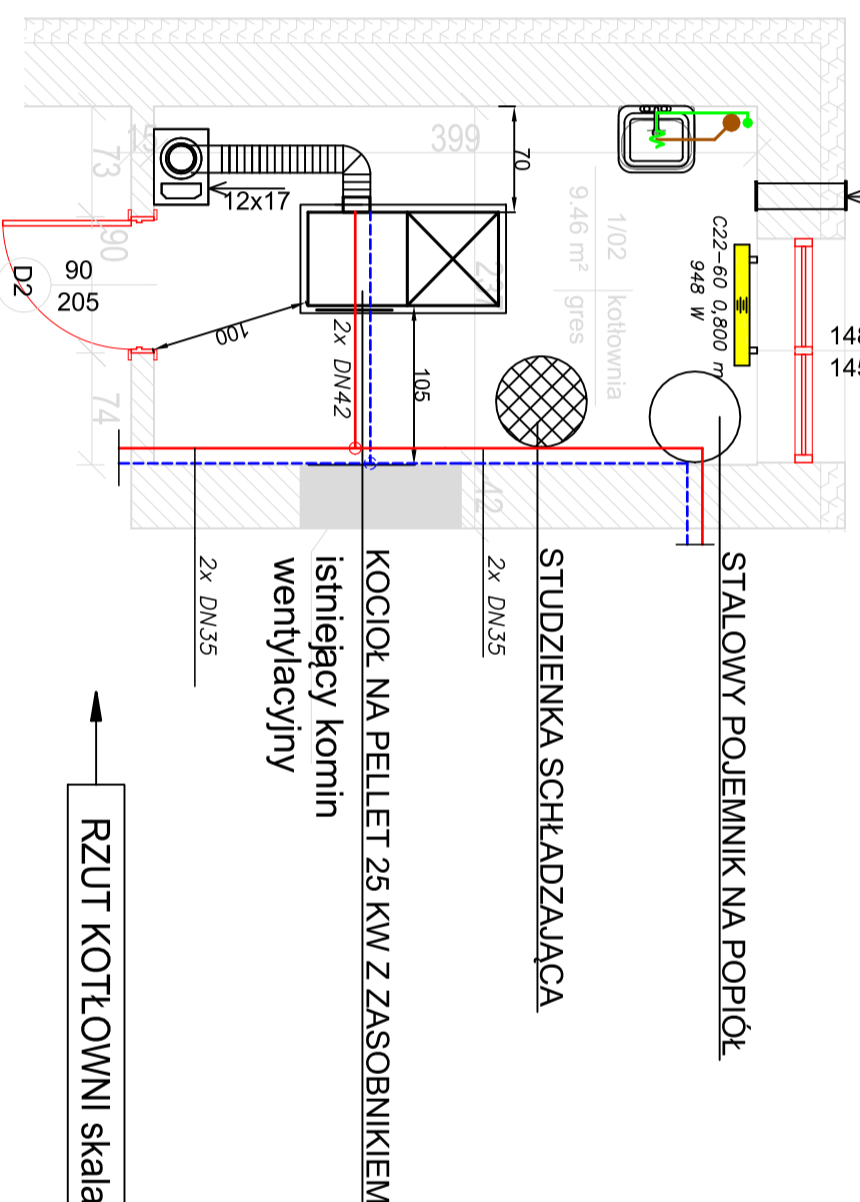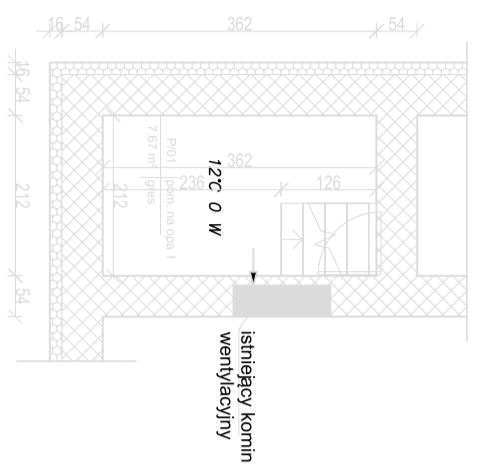

RZUT KOTŁOWNI skala 1:50