

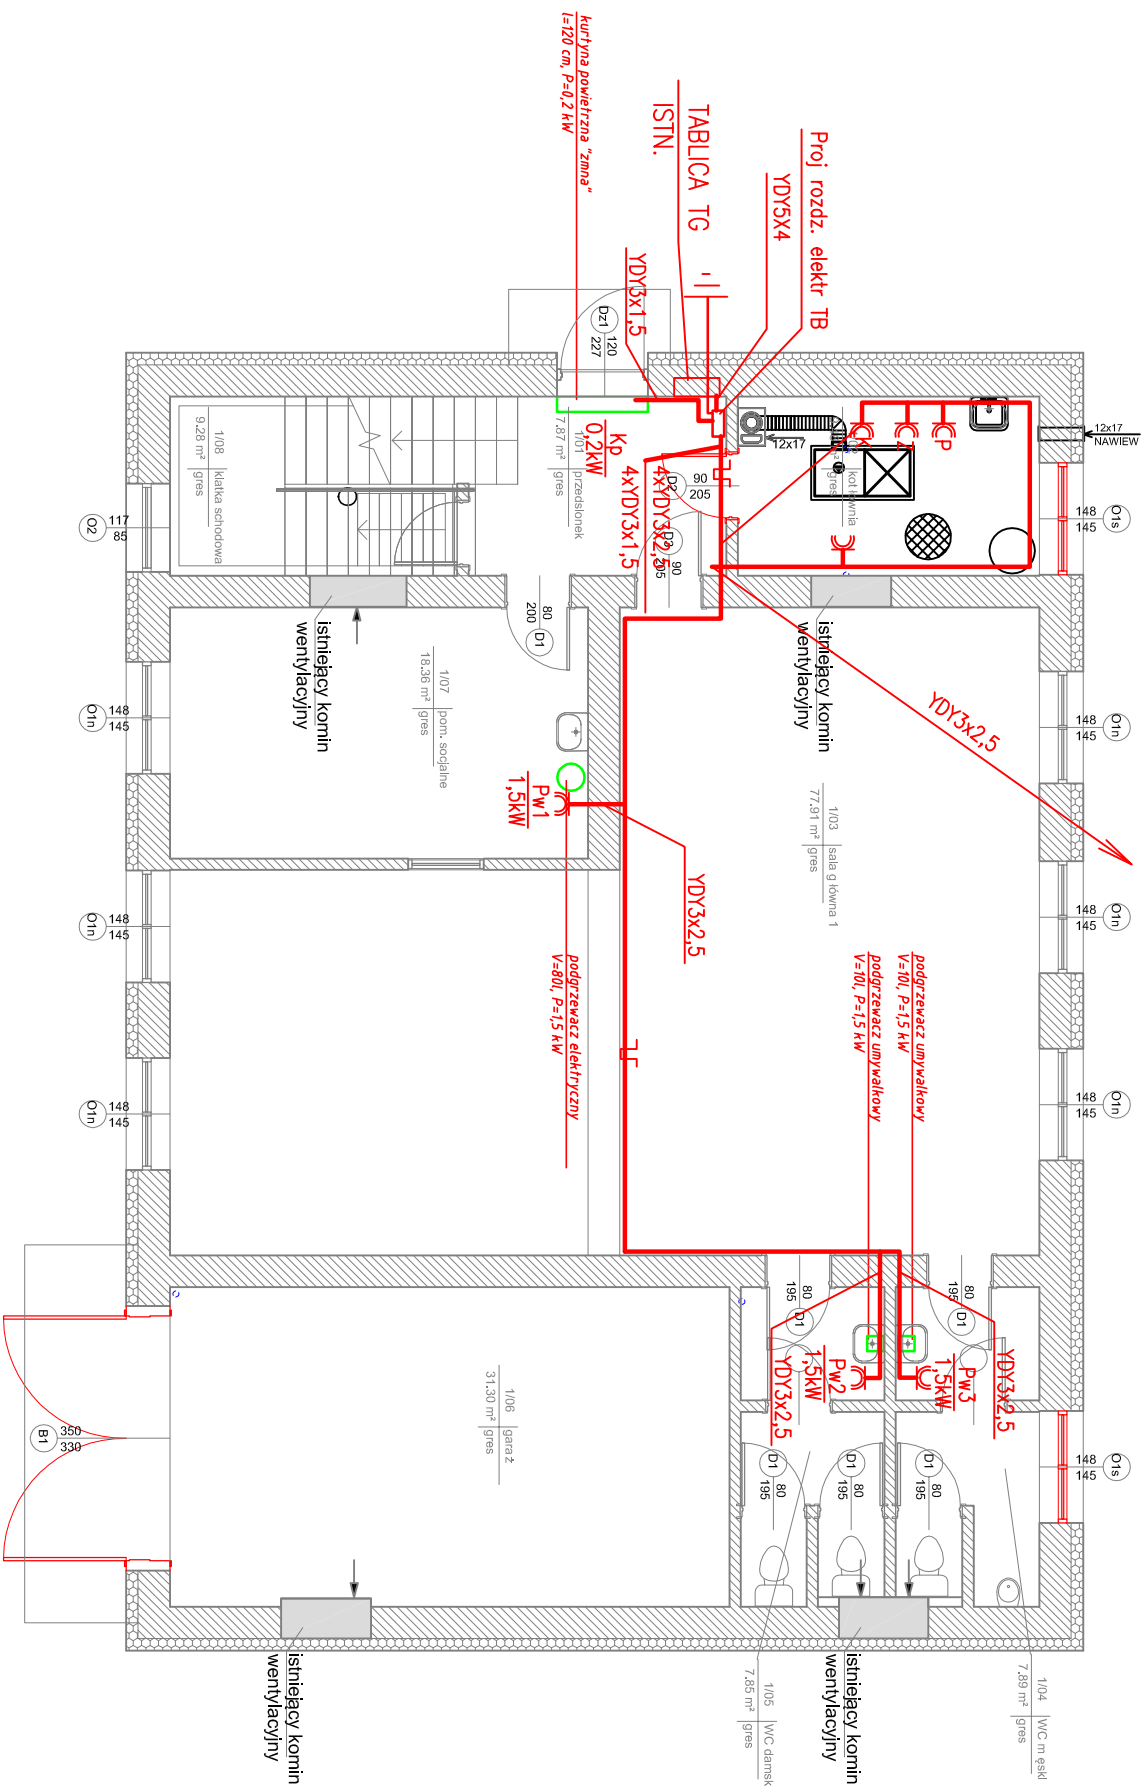


**TERMOMODERNIZACJA BUDYNKU I REMONT DACHU ŚWIETLICY WIEJSKIEJ W CHOMENTÓWKU**

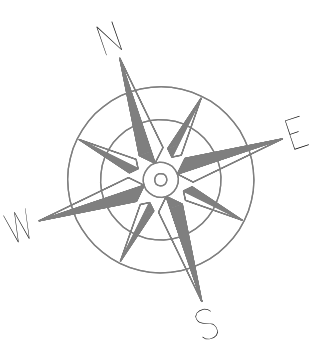

**PODPINICZENIE POD KLATKA SCHODOW**

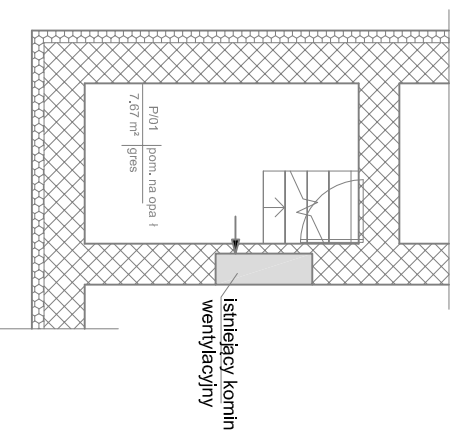

- Gniazdo wtykowe w wykonaniu szczelnym
- Kanał PCV
- Sterownik kotła
- Zawór czteroportowy
- Pompa obiegowa

<p><b>INWESTOR:</b> Gmina Chmielnik Plac Kościuszki 7 26-020 Chmielnik</p>		
<p><b>WYKONAWCA:</b> PROJEKT-TECHNIKA Sp.j. ul. Skłobinskiego 13 25-819 Kielce tel. 886 720 094 e-mail: biuro@projekt-technika.pl www.projekt-technika.pl</p>		
<p><b>AUTORZY OPRACOWANIA:</b></p>		
<i>Funkcja</i>	<i>Imię i nazwisko</i>	<i>Podpis</i>
Projektant	inż. Józef Bałaga	Uprawnienia nr KL-210/89 do projektowania bez ograniczeń w branży elektrycznej
Skala:	1:100	
Temat:	RZUT PARTERU INST Gniazdz	
<p>Skala: 1:100</p> <p>Temat: RZUT PARTERU INST Gniazdz</p>		<p>Branża: ELEKTRYCZNA</p> <p>Nr rys.: IV/ELEK/03</p>

**TERMOMODERNIZACJA BUDYNKU I REMONT DACHU ŚWIETLICY WIEJSKIEJ W CHOMENTÓWKU**

działka nr ewid. 152 obręb 0004 Chomentówek