


Rzut poziomy

skala 1:100

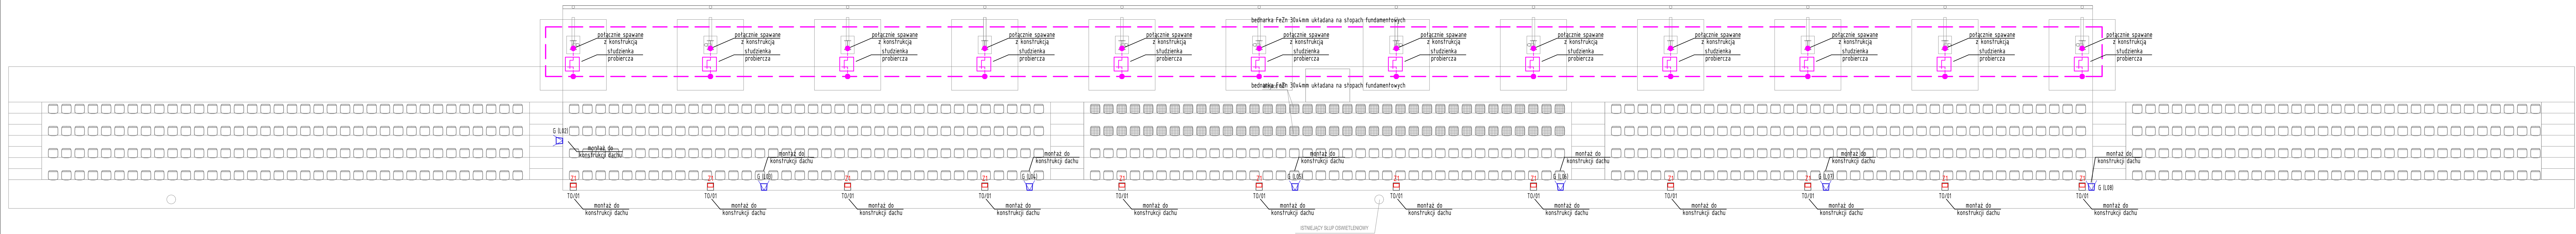


(144 miejsc siedzących)

(144 miejsc siedzących)

(144 miejsc siedzących)

(144 miejsc siedzących)

(124 miejsc siedzących)

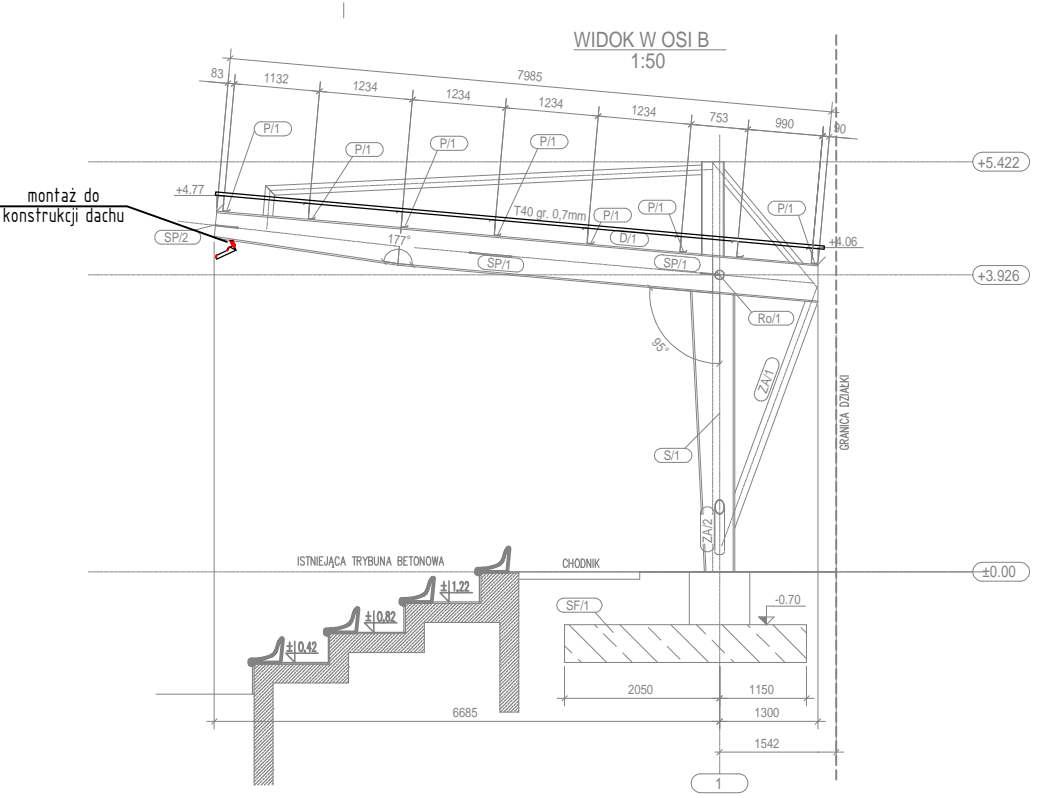

'ARMAX' Sp. z o.o.			
27-200 Starachowice, ul. 1-go Maja 13 tel. 601063690			
Nowe siatki: Budowa zadzielenia części trybuny, budki dla opiekuna oraz budynku kontenerowego – zaplecza sportowego, remont istniejącej trybuny sportowej i budynku kasy biletowej wraz z zagospodarowaniem terenu przy ul. Dygosińskiego w Orlimku			
Przedmiot: Trybuna – plan instalacji elektrycznych	Nr uprawnień: SW/0186/P00E/14 spec. inst. elektryczne	Data: 09.2021r.	Skala: 1:100
Projektant: Instalacje elektryczne: PROJEKTOWAŁ: Instalacje elektryczne: SPRACOWAŁ:	Nowik: Łukasz Radek Jarosław Kolera	Nr rys.: E-B6a-1	Podpis: