



T0 – Tablica oświetlenia

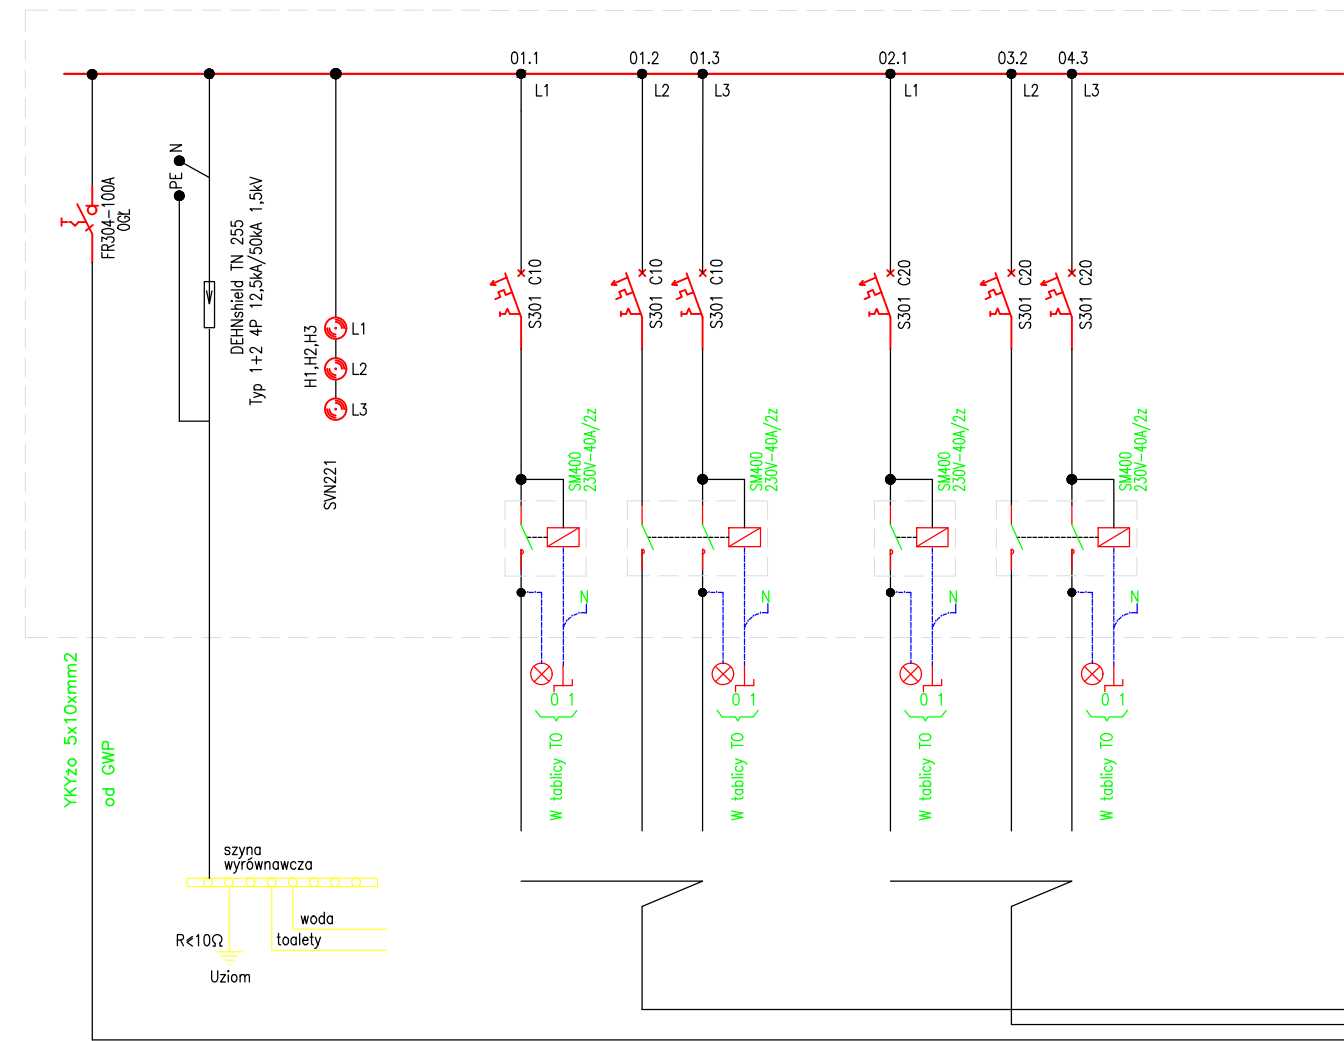

Oświetlenie terenu 0,5kW

Oświetlenie boiska 8kW

Bilans mocy T0:
 $P_i=8,5kW$ $k=1,0$ $P_s=8,5kW$
 $I_o=13,2A$ $\cos\phi=0,93$ $U=400V$

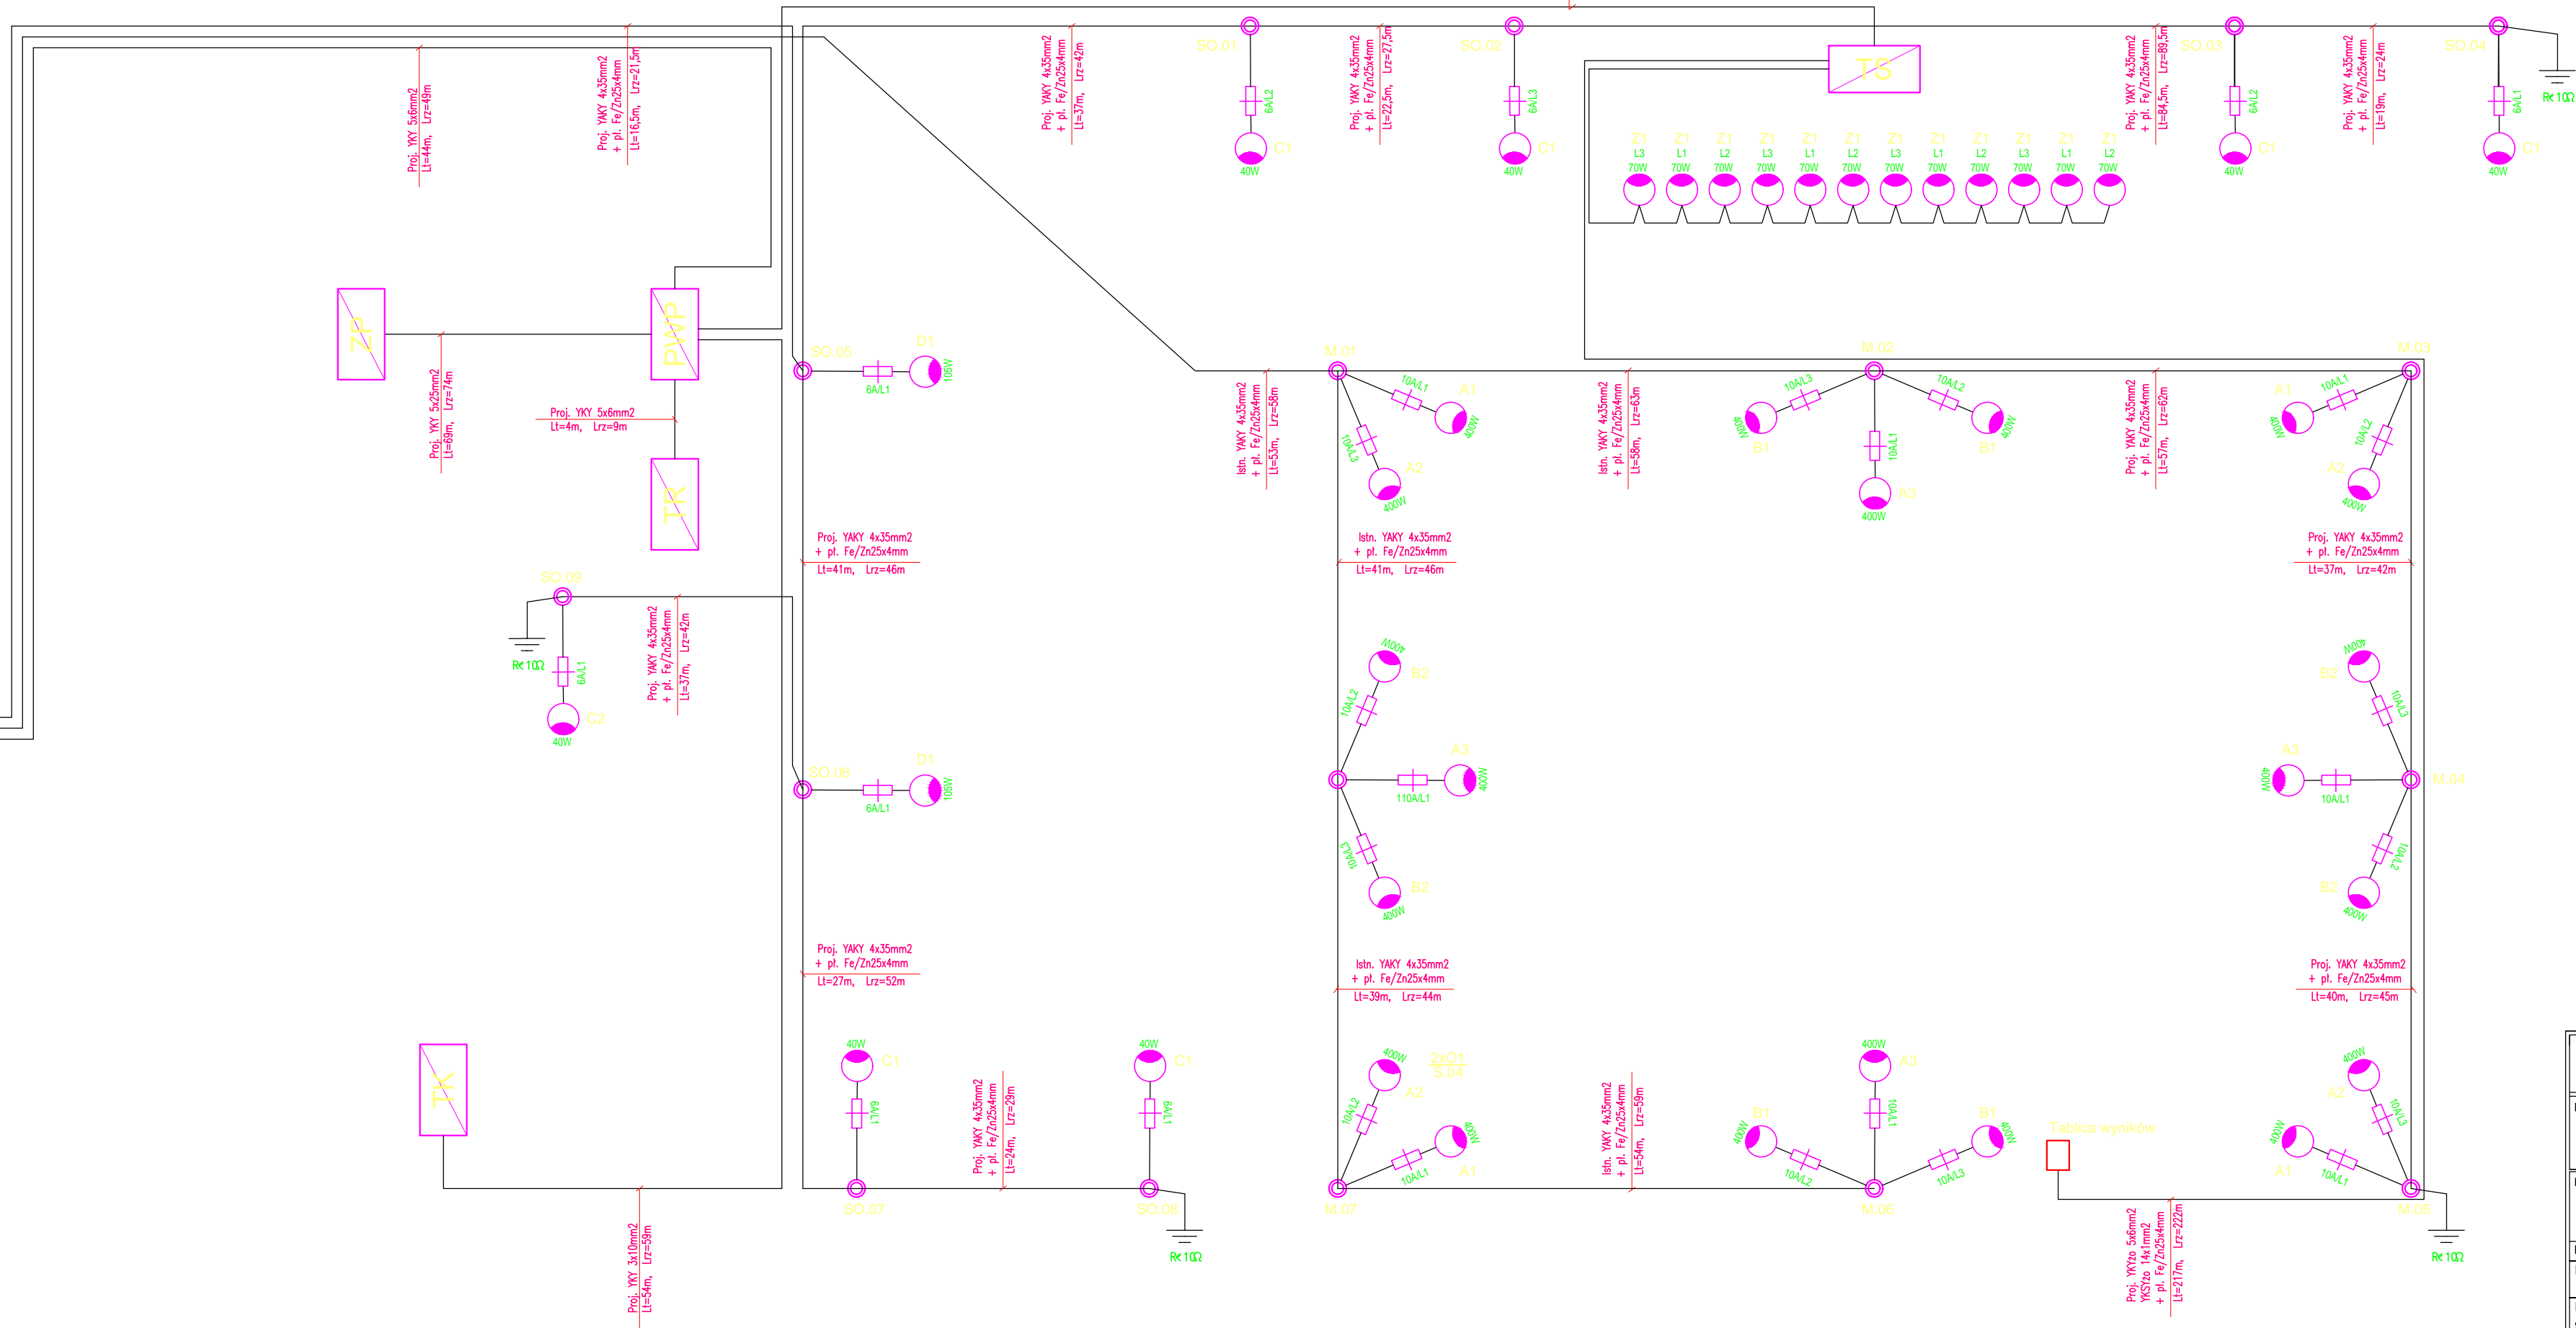

'ARMAX' Sp. z o.o.			
27-200 Starachowice, ul. 1-go Maja 13 tel. 601063690			
Nazwa obiektu: Budowa zadania części trybuny, budki dla spikera oraz budynku kontenerowego- zaplecza sportowego, remont istniejącej trybuny sportowej i budynku kasy biletowej wraz z zagospodarowaniem terenu przy ul. Dygoskińskiego w Chmielniku			
Przedmiot: Zagospodarowanie terenu - schemat instalacji oświetlenia		Data: 09.2021r.	Skala: 1:100
Projektant: Instalacje elektryczne PROJEKTOWAŁ: Instalacje elektryczne SPRACOWAŁ:		Nazwisko: Łukasz Radek Jarosław Kolera	Nr uprawnień: SWK/0186/P/OO/E/14 spec. inst. elektryczne KL-214/93 spec. inst. elektryczne
		Podpis:	Nr rys. E-ZT-2