


Grzejnik elektryczny  
 $\Phi=389\text{ W}$   
 typ 500W z termostatem

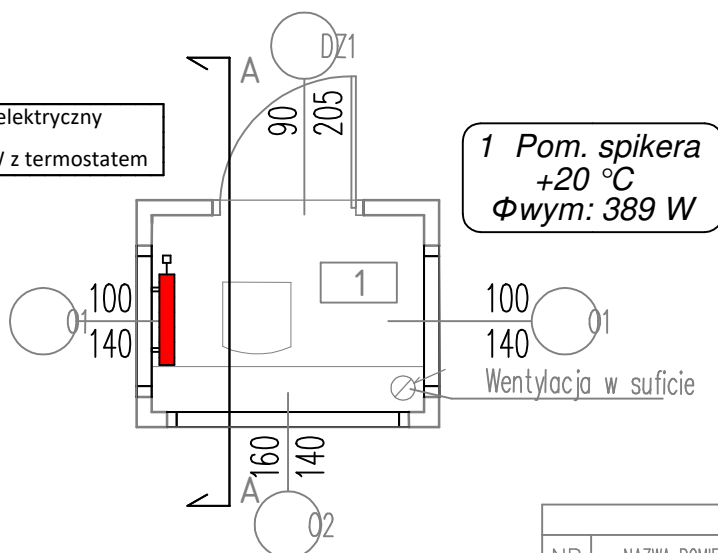

1 Pom. spikera  
 $+20\text{ }^{\circ}\text{C}$   
 $\Phi\text{wym: }389\text{ W}$

Wentylacja w suficie

ZESTAWIENIE POMIESZCZEŃ

NR	NAZWA POMIESZCZENIA	POWIERZCHNIA	RODZAJ POSADZKI
1	Pom. spikera	2,34 m <sup>2</sup>	Terakota
SUMA		2.3400 m <sup>2</sup>	

## UWAGI:

PRZED PRZYSTĄPIENIEM DO ROBÓT BUDOWLANYCH ORAZ WYKOŃCZENIOWYCH WSZYSTKIE WYMIARY NALEŻY SPRAWDZIĆ NA BUDOWIE, O ROZBIEŻNOŚCIACH NALEŻY POINFORMOWAĆ PROJEKTANTA

WYKONAWCA ZOBOWIĄZANY JEST DOKŁADNIE ZAPOZNAĆ SIĘ Z PROJEKTEM I WARUNKAMI ISTNIEJĄCYMI NA PLACU BUDOWY A TAKŻE SPRAWDZIĆ WYMIARY NA BUDOWIE I PRZEKAZAĆ INFORMACJE O ROZBIEŻNOŚCIACH JEDNOSTCE PROJEKTOWEJ,

WSZYSTKIE ROBOTY MAJĄ BYĆ WYKONANE ZGODNIE Z WYMAGANIAMI OKREŚLONYMI PRZEZ PRAWO BUDOWLANE I WSZELKIE UWARUNKOWANIA PRAWNE I TECHNICZNE DOTYCZĄCE SZTUKI BUDOWLANEJ,

RYSUNKI NALEŻY ROZPATRYWAĆ ŁĄCZNIE Z CZĘŚCIĄ OPISOWĄ DOKUMENTACJI ARCHITEKTONICZNEJ ORAZ Z OPRACOWANIAMİ BRANŻOWYMI (RYSUNKAMI, OBLICZENIAMI, OPISAMI),

WSZELKIE ZASTOSOWANE ROZWIĄZANIA I MATERIAŁY WINNY MIEĆ WYMAGANE CERTYFIKATY I APROBATY DOPUSZCZAJĄCE DO STOSOWANIA W BUDOWNICTWIE, W TYM ITB I STRAŻY POŻARNEJ.

WYBÓR KOLORYSTYKI ORAZ DOBÓR MATERIAŁÓW ZOSTANIE POTWIERDZONY LUB DOKONANY PO KONSULTACJI Z PROJEKTANTEM I INWESTOREM NA ETAPIE REALIZACJI

ZASTOSOWANE MATERIAŁY, URZĄDZENIA ORAZ TECHNOLOGIE DOBRANE SĄ TAK BY SPEŁNIAĆ ZAŁOŻENIA PROJEKTOWE. ISTNIEJE MOŻLIWOŚĆ ZASTOSOWANIA ROZWIĄZAŃ ALTERNATYWNYCH, KTÓRE POSIADAJĄ RÓWNOWAŻNE BĄDŹ WYŻSZE PARAMETRY OD PODANYCH W OPISIE.

## 'ARMAX' Sp. z o.o.

27-200 Sfarachowice, ul. 1-go Maja 13

tel. 601063690

### Nazwa obiektu:

Budowa zadaszenia części trybuny, budki dla spikera oraz budynku kontenerowego- zaplecza sportowego, remont istniejącej trybuny sportowej i budynku kasy biletowej wraz z zagospodarowaniem terenu przy ul. Dygasińskiego w Chmielniku

### Przedmiot:

Rzut parteru - kontener budki spikerskiej  
 instalacja ogrzewania elektrycznego

### Data:

09.2021r.

### Skala:

1:50

### Nr rys.

S-B1-1

### Projektant:

### Nazwisko:

mgr inż. Marta Domagała

### Nr uprawnień:

SWK/0037/POOS/10

### Podpis:

Inst. sanitarne:

PROJEKTOWAŁ:

Inst. sanitarne:

SPRAWDZIŁ:

mgr inż. Piotr Jagiełło

SWK/0067/POOS/11

Spec. inst. sanitarne