


**RZUT DACHU**  
Skala 1:100

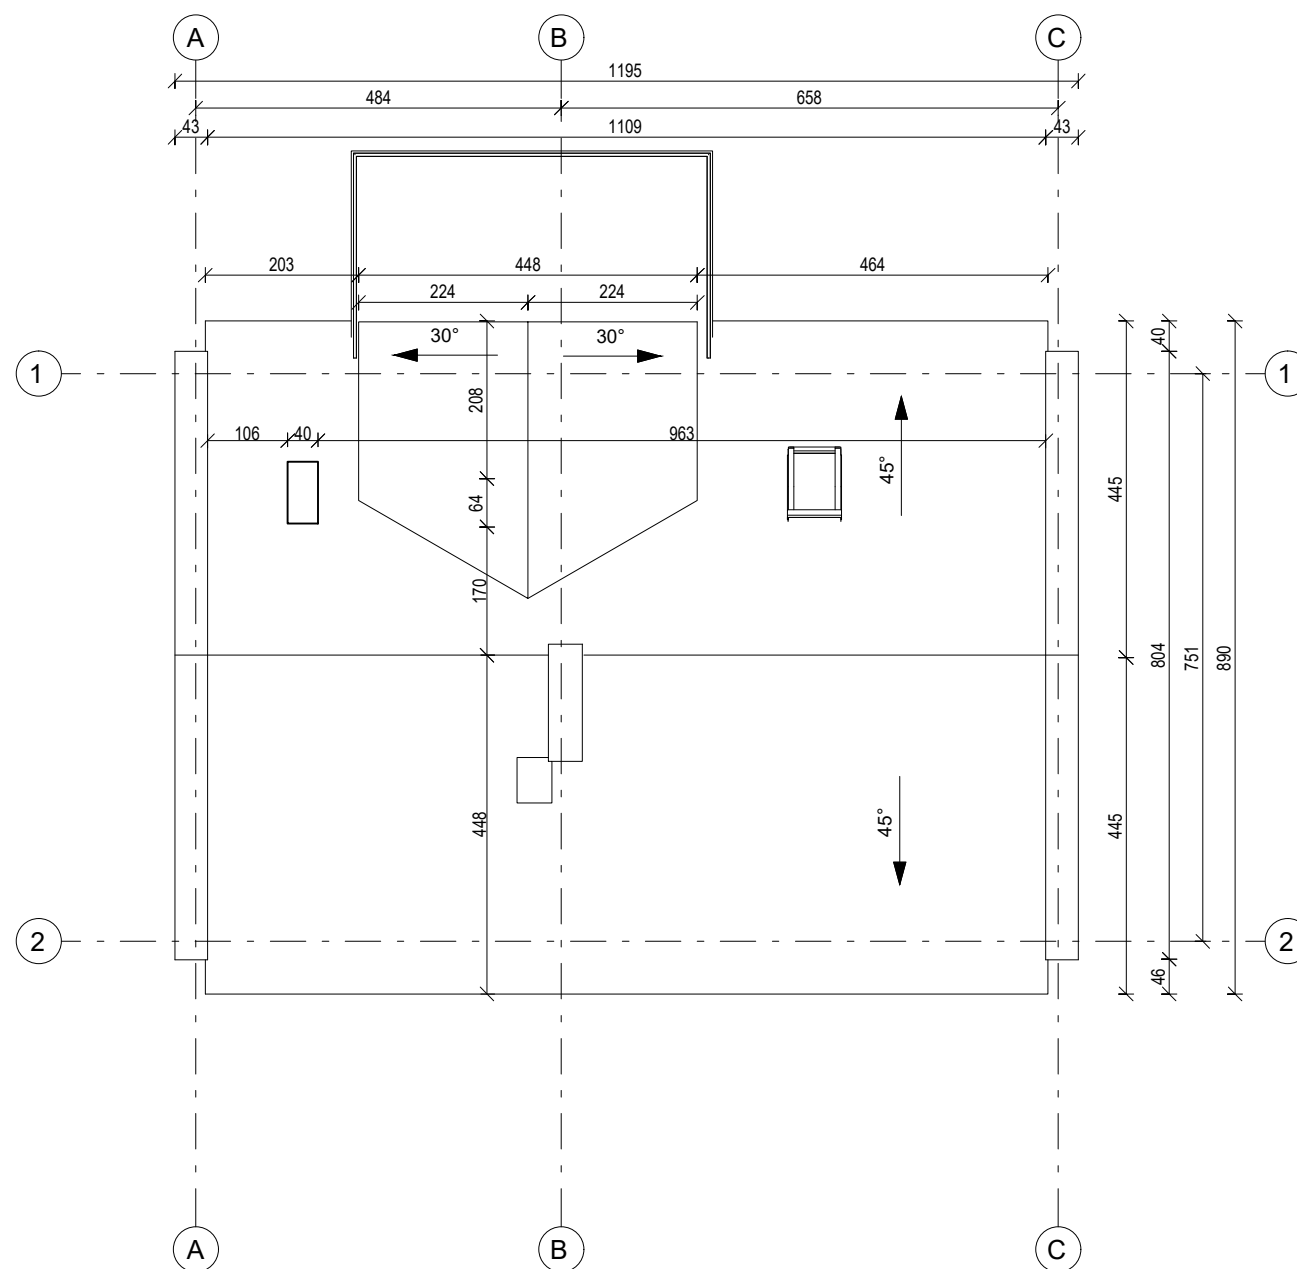

UWAGA:  
Wymiary podano w [cm]  
Rzędne podano w [m]

**TERMOMODERNIZACJA BUDYNKU OCHOTNICZEJ  
STRAŻY POŻARNEJ W SULISZOWIE,  
GMINA CHMIELNIK, NA DZ. EWID. NR 517**

**INWESTOR:**  
**GMINA Chmielnik**  
**Plac Kościuszki 7**  
**26-020 Chmielnik**

**WYKONAWCA:**  
ul. Skibińskiego 13  
25-819 Kielce  
tel. 886 720 094  
e-mail: biuro@projekt-technika.pl  
www.projekt-technika.pl

**PROJEKT-TECHNIKA Sp.j.**  
**PROJEKT  
TECHNIKA**

**AUTORZY OPRACOWANIA:**

Funkcja	Imię i nazwisko	Uprawnienia budowlane	Podpis
Projektant	mgr inż. arch. Paweł Czarnecki	Uprawnienia nr 171/SWOKK/2013 do projektowania bez ograniczeń w specjalności architektonicznej	
Asystent	mgr inż. Łukasz Czerwik	-----	
	mgr inż. arch. Piotr Czajkowski	-----	
Sprawdzający	-----	-----	

Skala:	<b>1:100</b>	Branża: <b>INWENTARYZACJA</b>
Temat:	<b>Rzut dachu</b>	Nr rys.: <b>V/INW/03</b>
Data opracowania projektu: Kwiecień 2021		