


LEGENDA :

- Projektowana instalacja wentylacji nawiewnej
- Projektowana instalacja wentylacji wyciągowej
- Projektowana instalacja czerna powietrza
- Projektowana instalacja wyrzutu powietrza

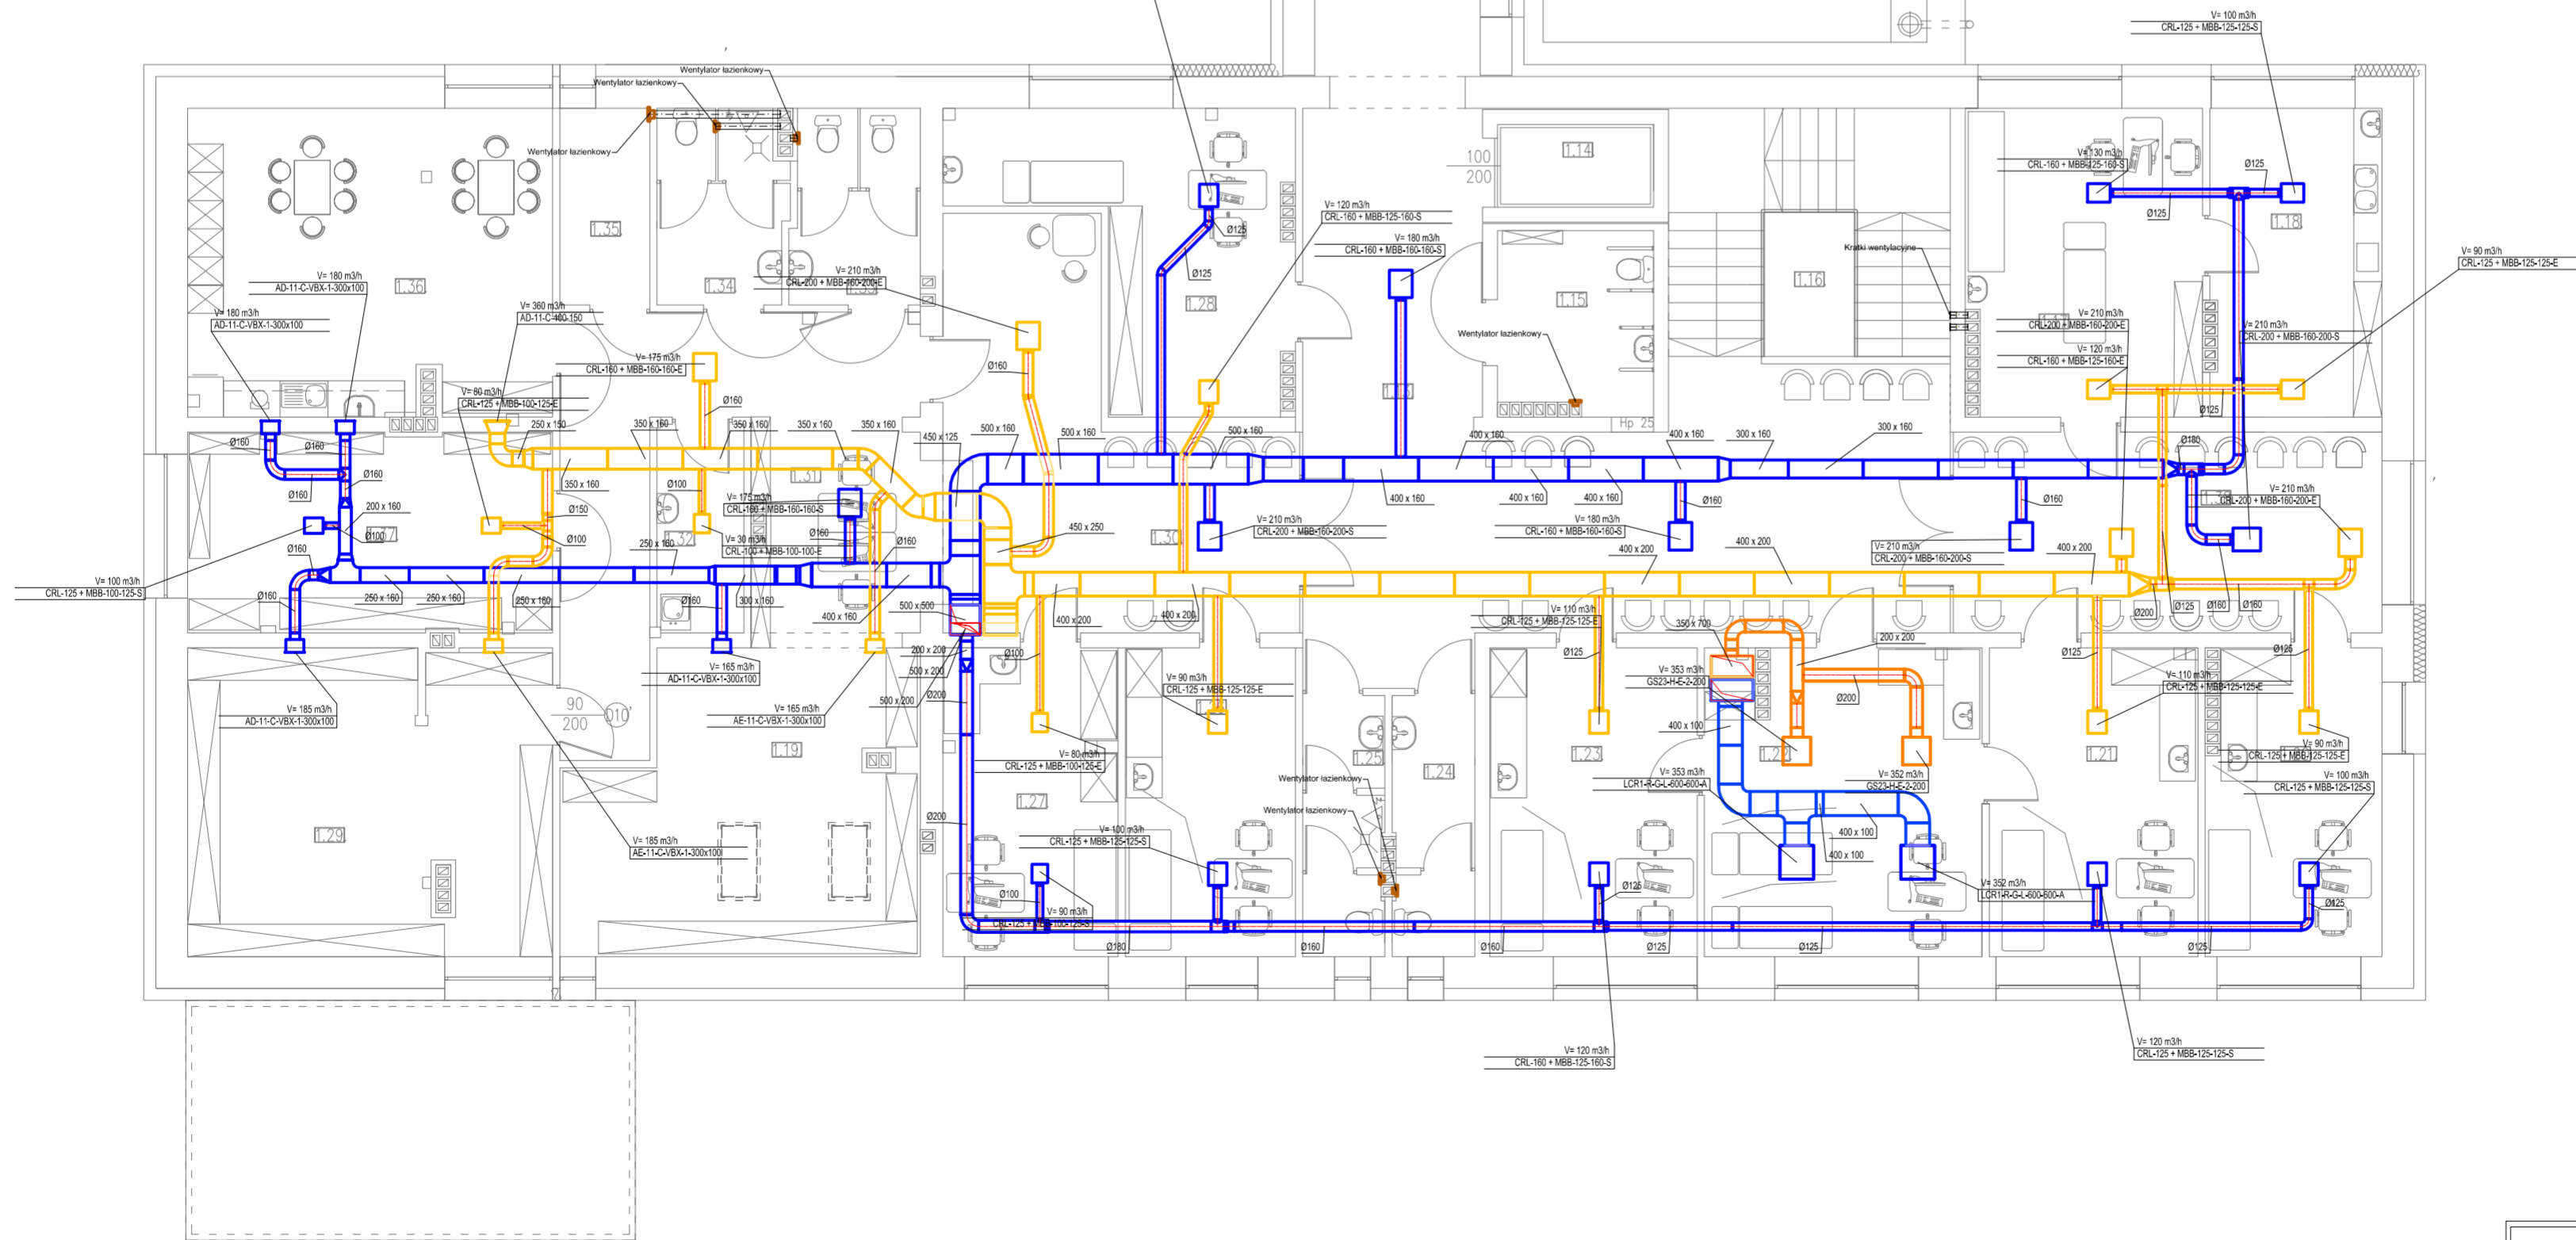

<b>'ARMAX' Sp. z o.o.</b>					
27-200 Starachowice, ul. 1-go Maja 13      tel. 601063690					
Nazwa obiektu: "Rozbudowa oraz przebudowa budynku SPZOZ wraz z zagospodarowaniem terenu przy ul. Kieleckiej w Chmielniku"					
Tytuł rysunku: Rzut piętra – instalacja wentylacji				Skala: 1:100	Nr rys. S15
Projektant:	Imię i nazwisko:	Nr uprawnień:	Data:	Podpis:	
BR-SANTARNA:	mgr inż. Michał Drecki	PDK/0152/POOS/16	01.2022r.		
PROJEKTOWAŁ:		Spec. Instalacyjna			
BR-SANTARNA:	mgr inż. Piotr Bielecki	PDK/0303/POOS/17	01.2022r.		
SPRAWDZIŁ:		Spec. Instalacyjna			