


Istniejący zawór MAG DN50

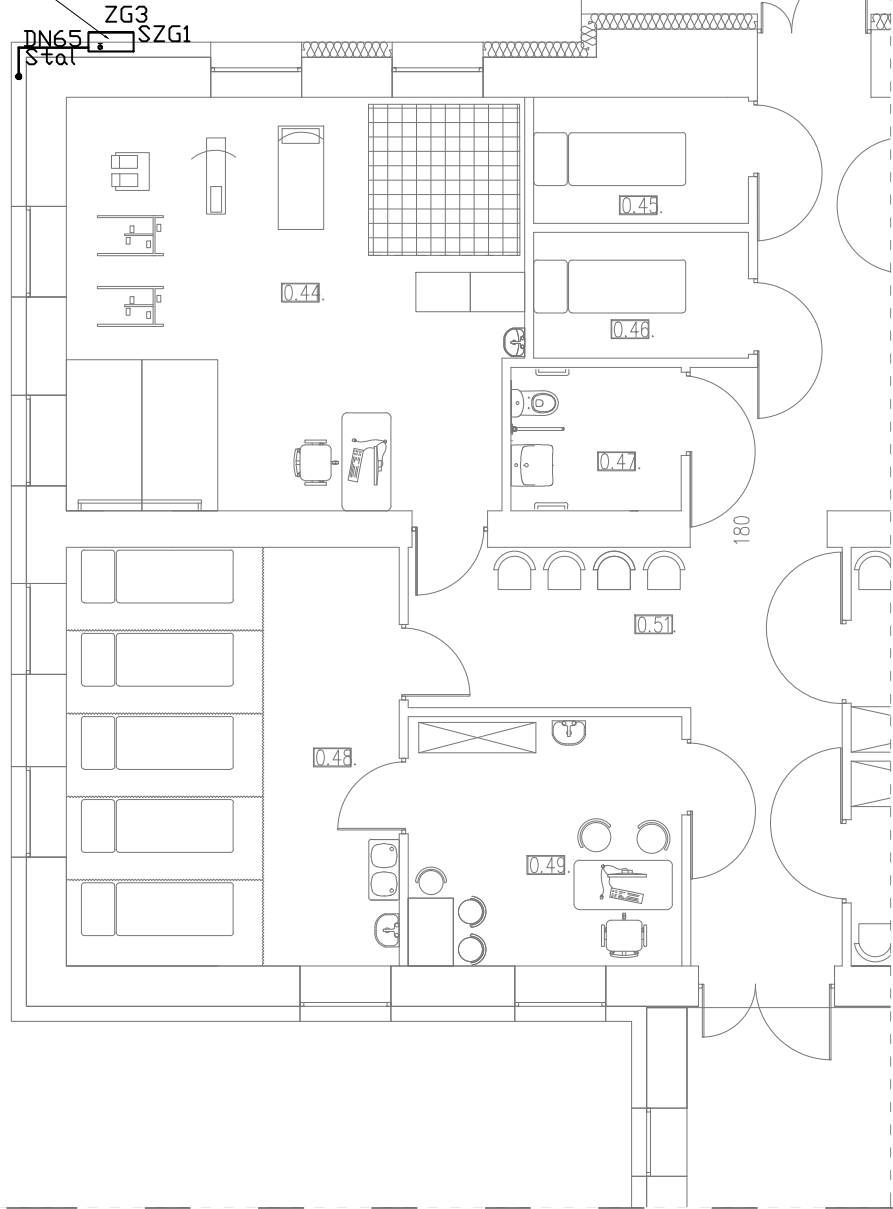

'ARMAX' Sp. z o.o.

27-200 Starachowice, ul. 1-go Maja 13

tel. 601063690

Nazwa obiektu:

”Rozbudowa oraz przebudowa budynku SPZOZ wraz z zagospodarowaniem terenu przy ul. Kieleckiej w Chmielniku”

Tytuł rysunku:

Rzut parteru – instalacja gazowa

Skala:

1:100

Nr rys.

S18

Projektanci:

Imię i nazwisko:

Nr uprawnień:

Data:

Podpis:

BR SANITARNĄ:

mgr inż. Michał Darecki

PDK/0152/P00S/16

01.2022r.

PROJEKTOWAŁ:

mgr inż. Piotr Bielecki

Spec. instalacyjna

BR SANITARNĄ:

mgr inż. Piotr Bielecki

PDK/0303/P00S/17

01.2022r.

SPRAWDZIŁ:

Spec. instalacyjna