


1	ARCHIWUM NR 1	ilość
1	REGAL MAGAZYNOWY	1
2	ARCHIWUM NR 2	ilość
1	REGAL MAGAZYNOWY	2
3	ARCHIWUM NR 3	ilość
1	REGAL MAGAZYNOWY	2
4	ARCHIWUM NR 4	ilość
1	REGAL MAGAZYNOWY	2
5	MAGAZYN BIELIZNY BRUDNEJ	ilość
1	REGAL MAGAZYNOWY	1
6	POM. SKŁADOWANIA ODPADÓW MED.	ilość
1	ŁODÓWKA	2
2	UMYWALKA	1
7	WĘZEL SANITARNY MĘŻCZYŹNI	ilość
1	NATRYSK	1
2	UMYWALKA	1
3	MUSZLA USTĘPOWA	1
4	WESZAK	1
8	SZATNIA CZYSTA – MĘŻCZYŹNI	ilość
1	SZAFKI ODZIEŻY (FARTUCHY)	6
9	SZATNIA BRUDNA – MĘŻCZYŹNI	ilość
1	SZAFKI ODZIEŻY WIERZCHNEJ	6
10	SZATNIA BRUDNA – KOBIECY	ilość
1	SZAFKI ODZIEŻY WIERZCHNEJ	16
11	WĘZEL SANITARNY – KOBIECY	ilość
1	NATRYSK	1
2	UMYWALKA	1
3	MUSZLA USTĘPOWA	1
4	WESZAK	1
12	SZATNIA CZYSTA – KOBIECY	ilość
1	SZAFKI ODZIEŻY (FARTUCHY)	16
19	NARZĘDZIOWNIA	ilość
1	REGAL MAGAZYNOWY	3

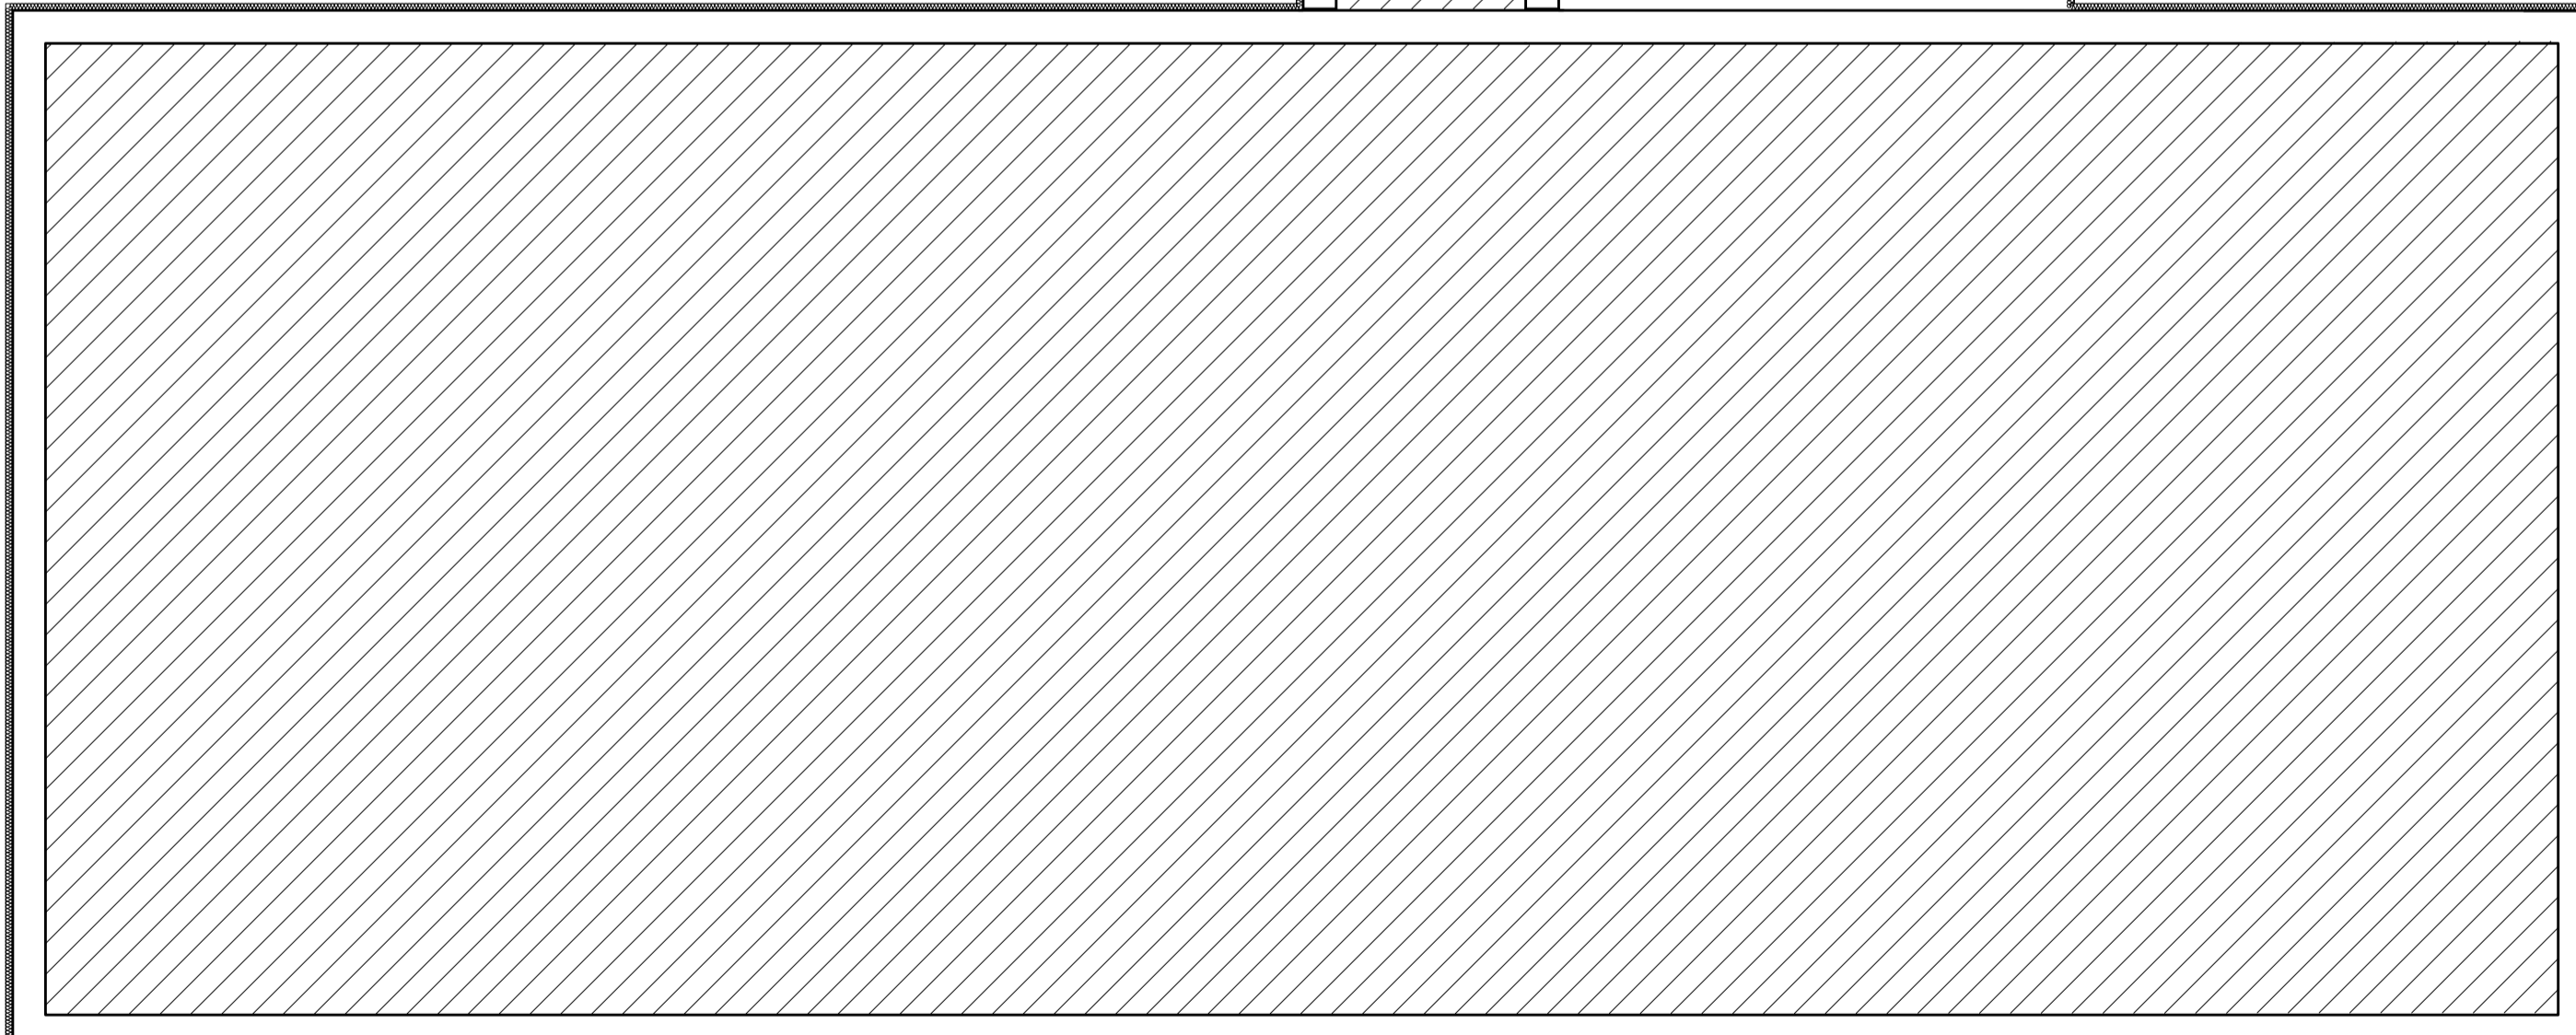

ZESTAWIENIE POMIESZCZEŃ		
Nr	Nazwa pomieszczenia	Pow. [m ²] Rodzaj posadzki
1.	Archiwum nr1	11,05 wykładzina PCV
2.	Archiwum nr2	3,31 wykładzina PCV
3.	Archiwum nr3	23,04 wykładzina PCV
4.	Archiwum nr4	30,17 wykładzina PCV
5.	Magazyn bielizny brudnej	4,65 wykładzina PCV
6.	Pom. składowania odpadów med.	8,68 gres antypoślizgowy
7.	Węzeł sanitarny – Mężczyźni	5,32 gres antypoślizgowy
8.	Szatnia czysta – Mężczyźni	4,57 wykładzina PCV
9.	Szatnia brudna – Mężczyźni	5,12 wykładzina PCV
10.	Szatnia brudna – Kobiety	8,38 wykładzina PCV
11.	Węzeł sanitarny – Kobiety	8,75 gres antypoślizgowy
12.	Szatnia czysta – Kobiety	13,97 wykładzina PCV
13.	Komunikacja nr1	24,48 wykładzina PCV
14.	Komunikacja nr2	18,54 wykładzina PCV
15.	Klatka schodowa	17,72 gres antypoślizgowy
16.	Pomieszczenie gospodarcze	3,82 gres antypoślizgowy
17.	Pomieszczenie techniczne	10,58 gres antypoślizgowy
18.	Pomieszczenie techniczne	19,73 gres antypoślizgowy
19.	Narzędziownia	19,89 gres antypoślizgowy
20.	Pomieszczenie socjalne dla konserwatora	9,42 wykładzina PCV
Razem		251,1900

ARMAX Sp. z o.o.
21-200 Starobówiec, ul. 1-go Maja 19 tel. 69163849

Nazwa obiektu:
"Rozbudowa oraz przebudowa budynku SPZOZ wraz z zagospodarowaniem terenu przy ul. Kieleckiej w Chmielniku"

Tytuł rysunku:
Rzut piwnicy – TECHNOLOGIA

Skala:
1:100

Nr rys.
11

Projektant:	Imię i nazwisko:	Nr uprawnień:	Data:	Podpis:
Architektura:	Jerzef Kawiński	SW-1/2003	01.2022r.	
Specjalizacja:	Spec. architektoniczna			
Projekt:				
OPRACOWAŁ:	Dariusz Celuch		01.2022r.	

Część budynku nieopieczniona