


OPIS PRZEWODÓW INSTALACJI

- woda zimna
- woda ciepła
- - - cyrkulacja
- inst. hydrantowa

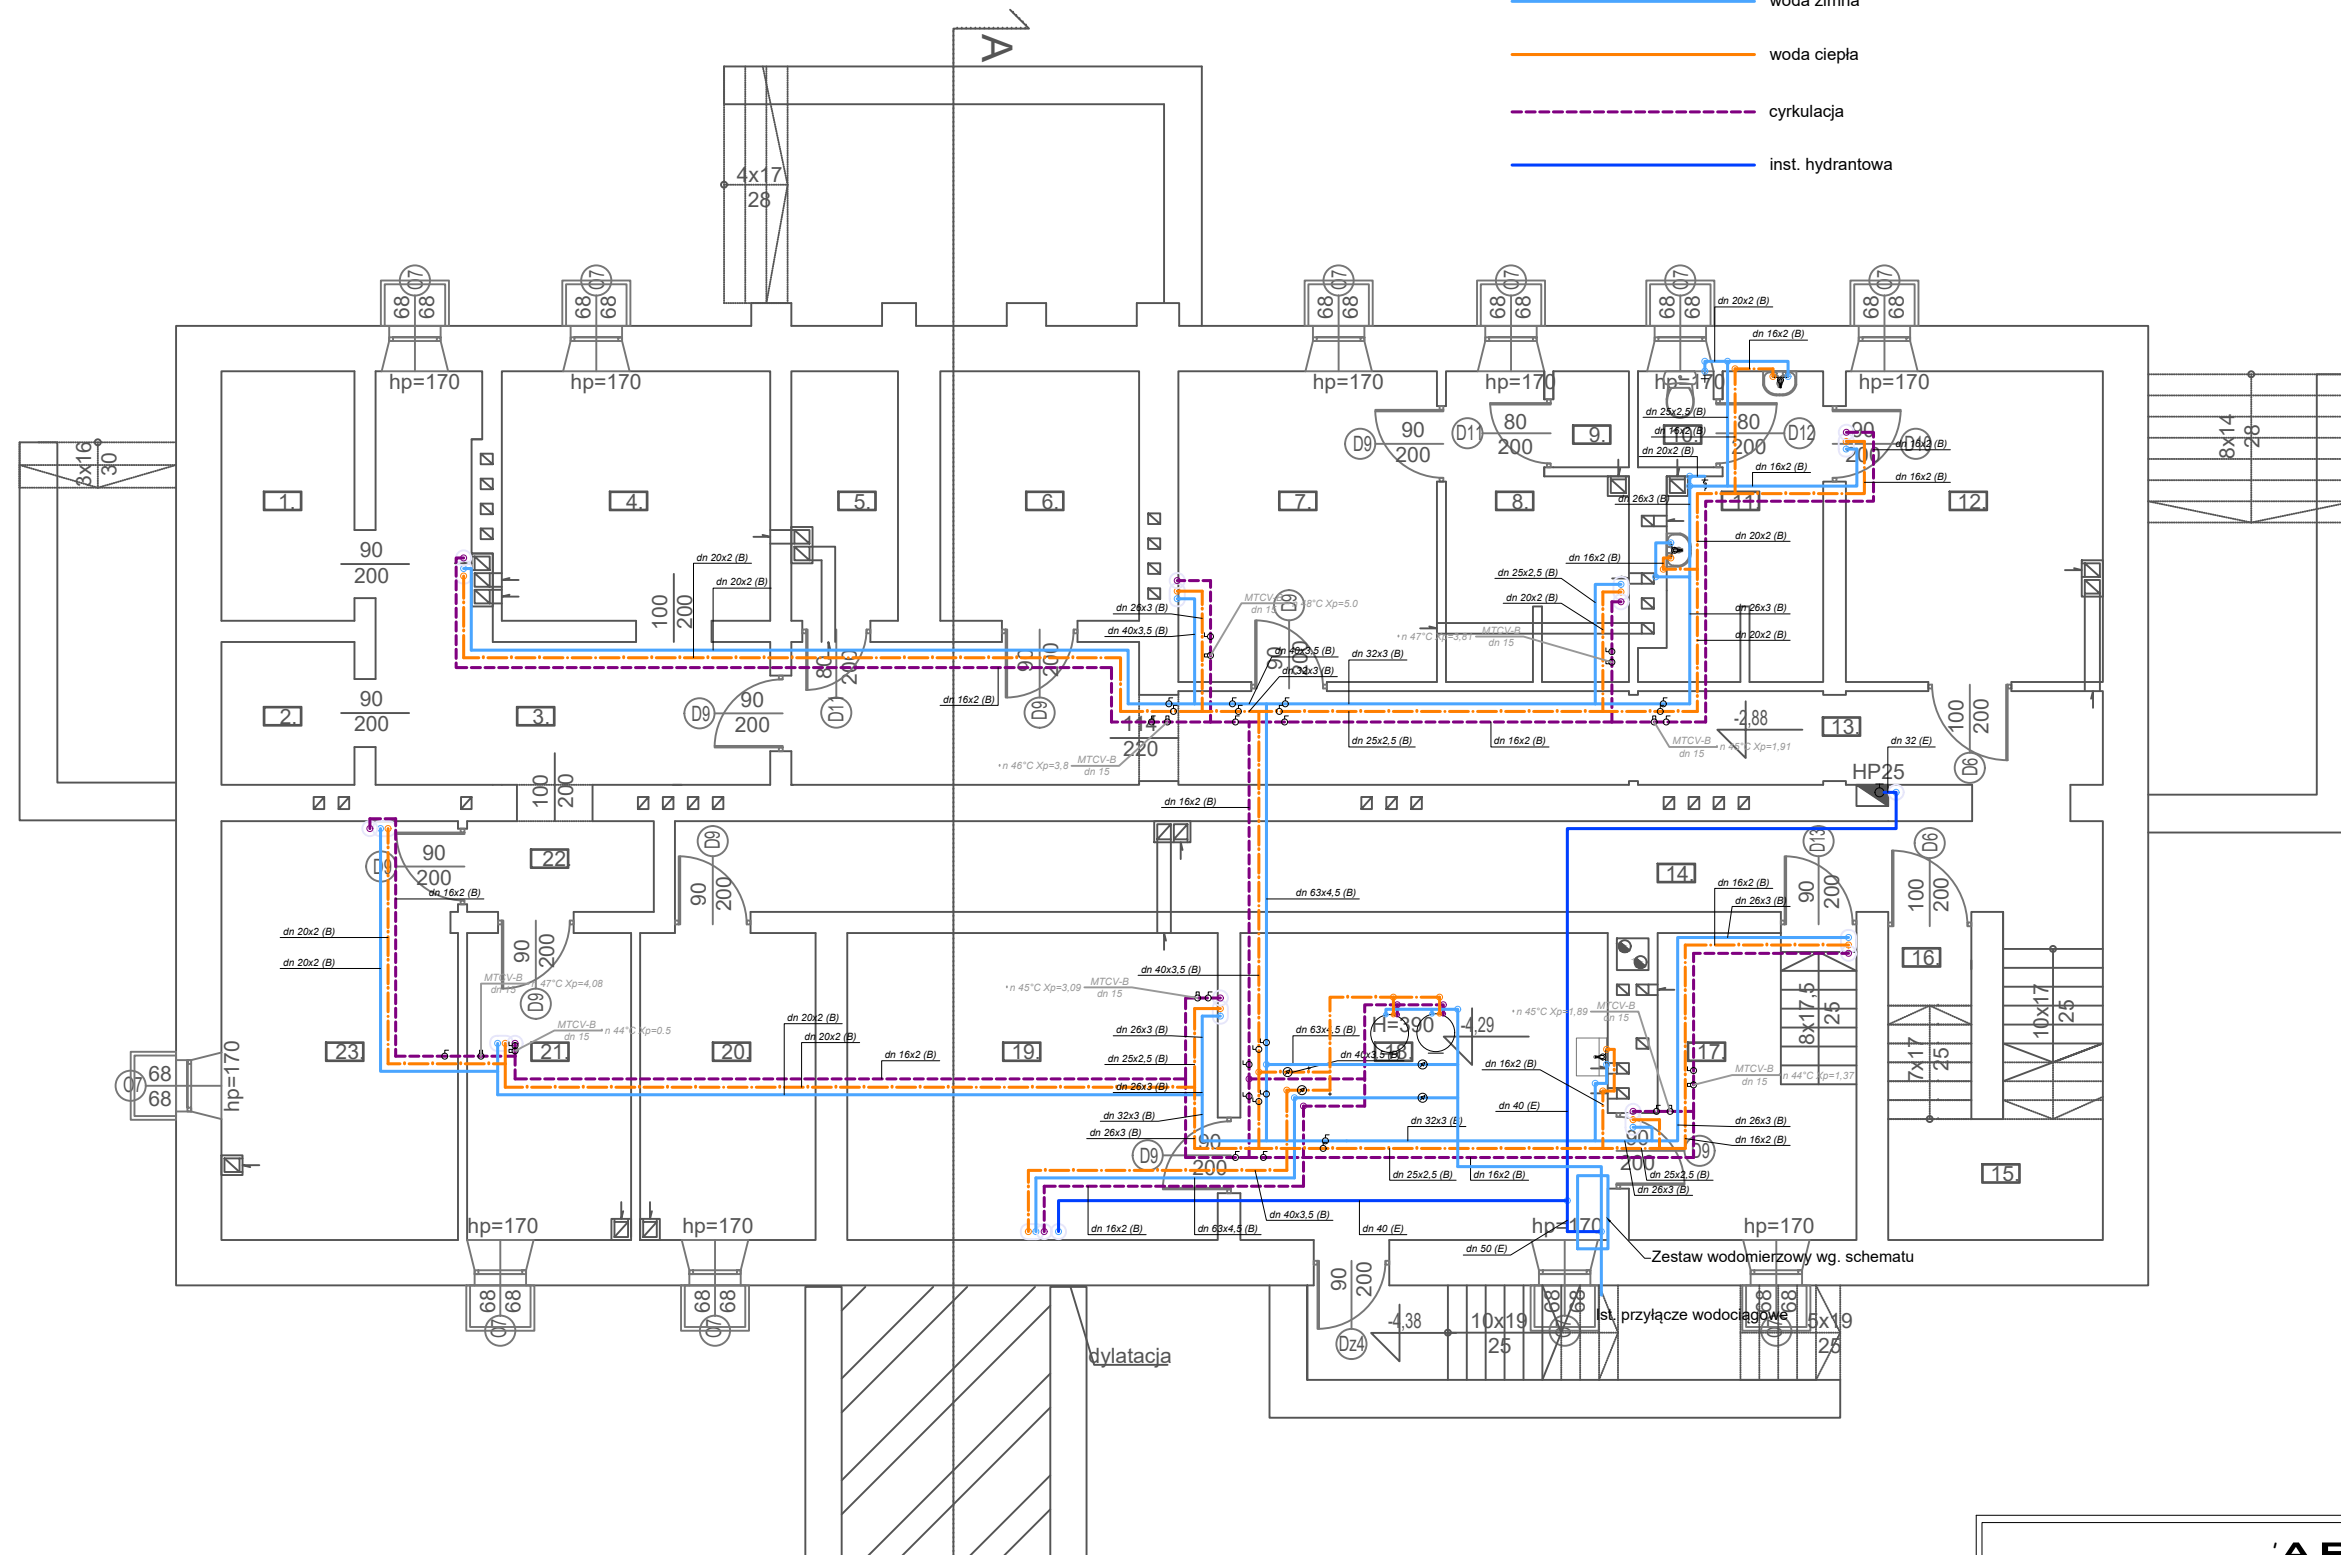

'ARMAX' Sp. z o.o.				
27-200 Starachowice, ul. 1-go Maja 13		tel. 601063690		
Nazwa obiektu: Termomodernizacja budynku SPZOZ w Chmielniku : w ramach zadania pn. „Poprawa efektywności energetycznej budynku Samodzielnego Publicznego Zakładu Opieki Zdrowotnej w Chmielniku”				
Tytuł rysunku: Rzut piwnicy– instalacja wody			Skala: 1: 100	Nr rys. S6
Projektanci:	Imię i nazwisko:	Nr uprawnień:	Data:	Podpis:
BR SANITARNA:	mgr inż. Michał Darecki	PKD/0152/POOS/16 Spec. instalacyjna	01.2022r.	
BR SANITARNA:	mgr inż. Piotr Bielecki	PKD/0303/POOS/17 Spec. instalacyjna	01.2022r.	
SPRAWDZIŁ:				