


INSTALACJA WODY ZIMNEJ I  
C.W.U. - RZUT PARTERU

Skala 1:50

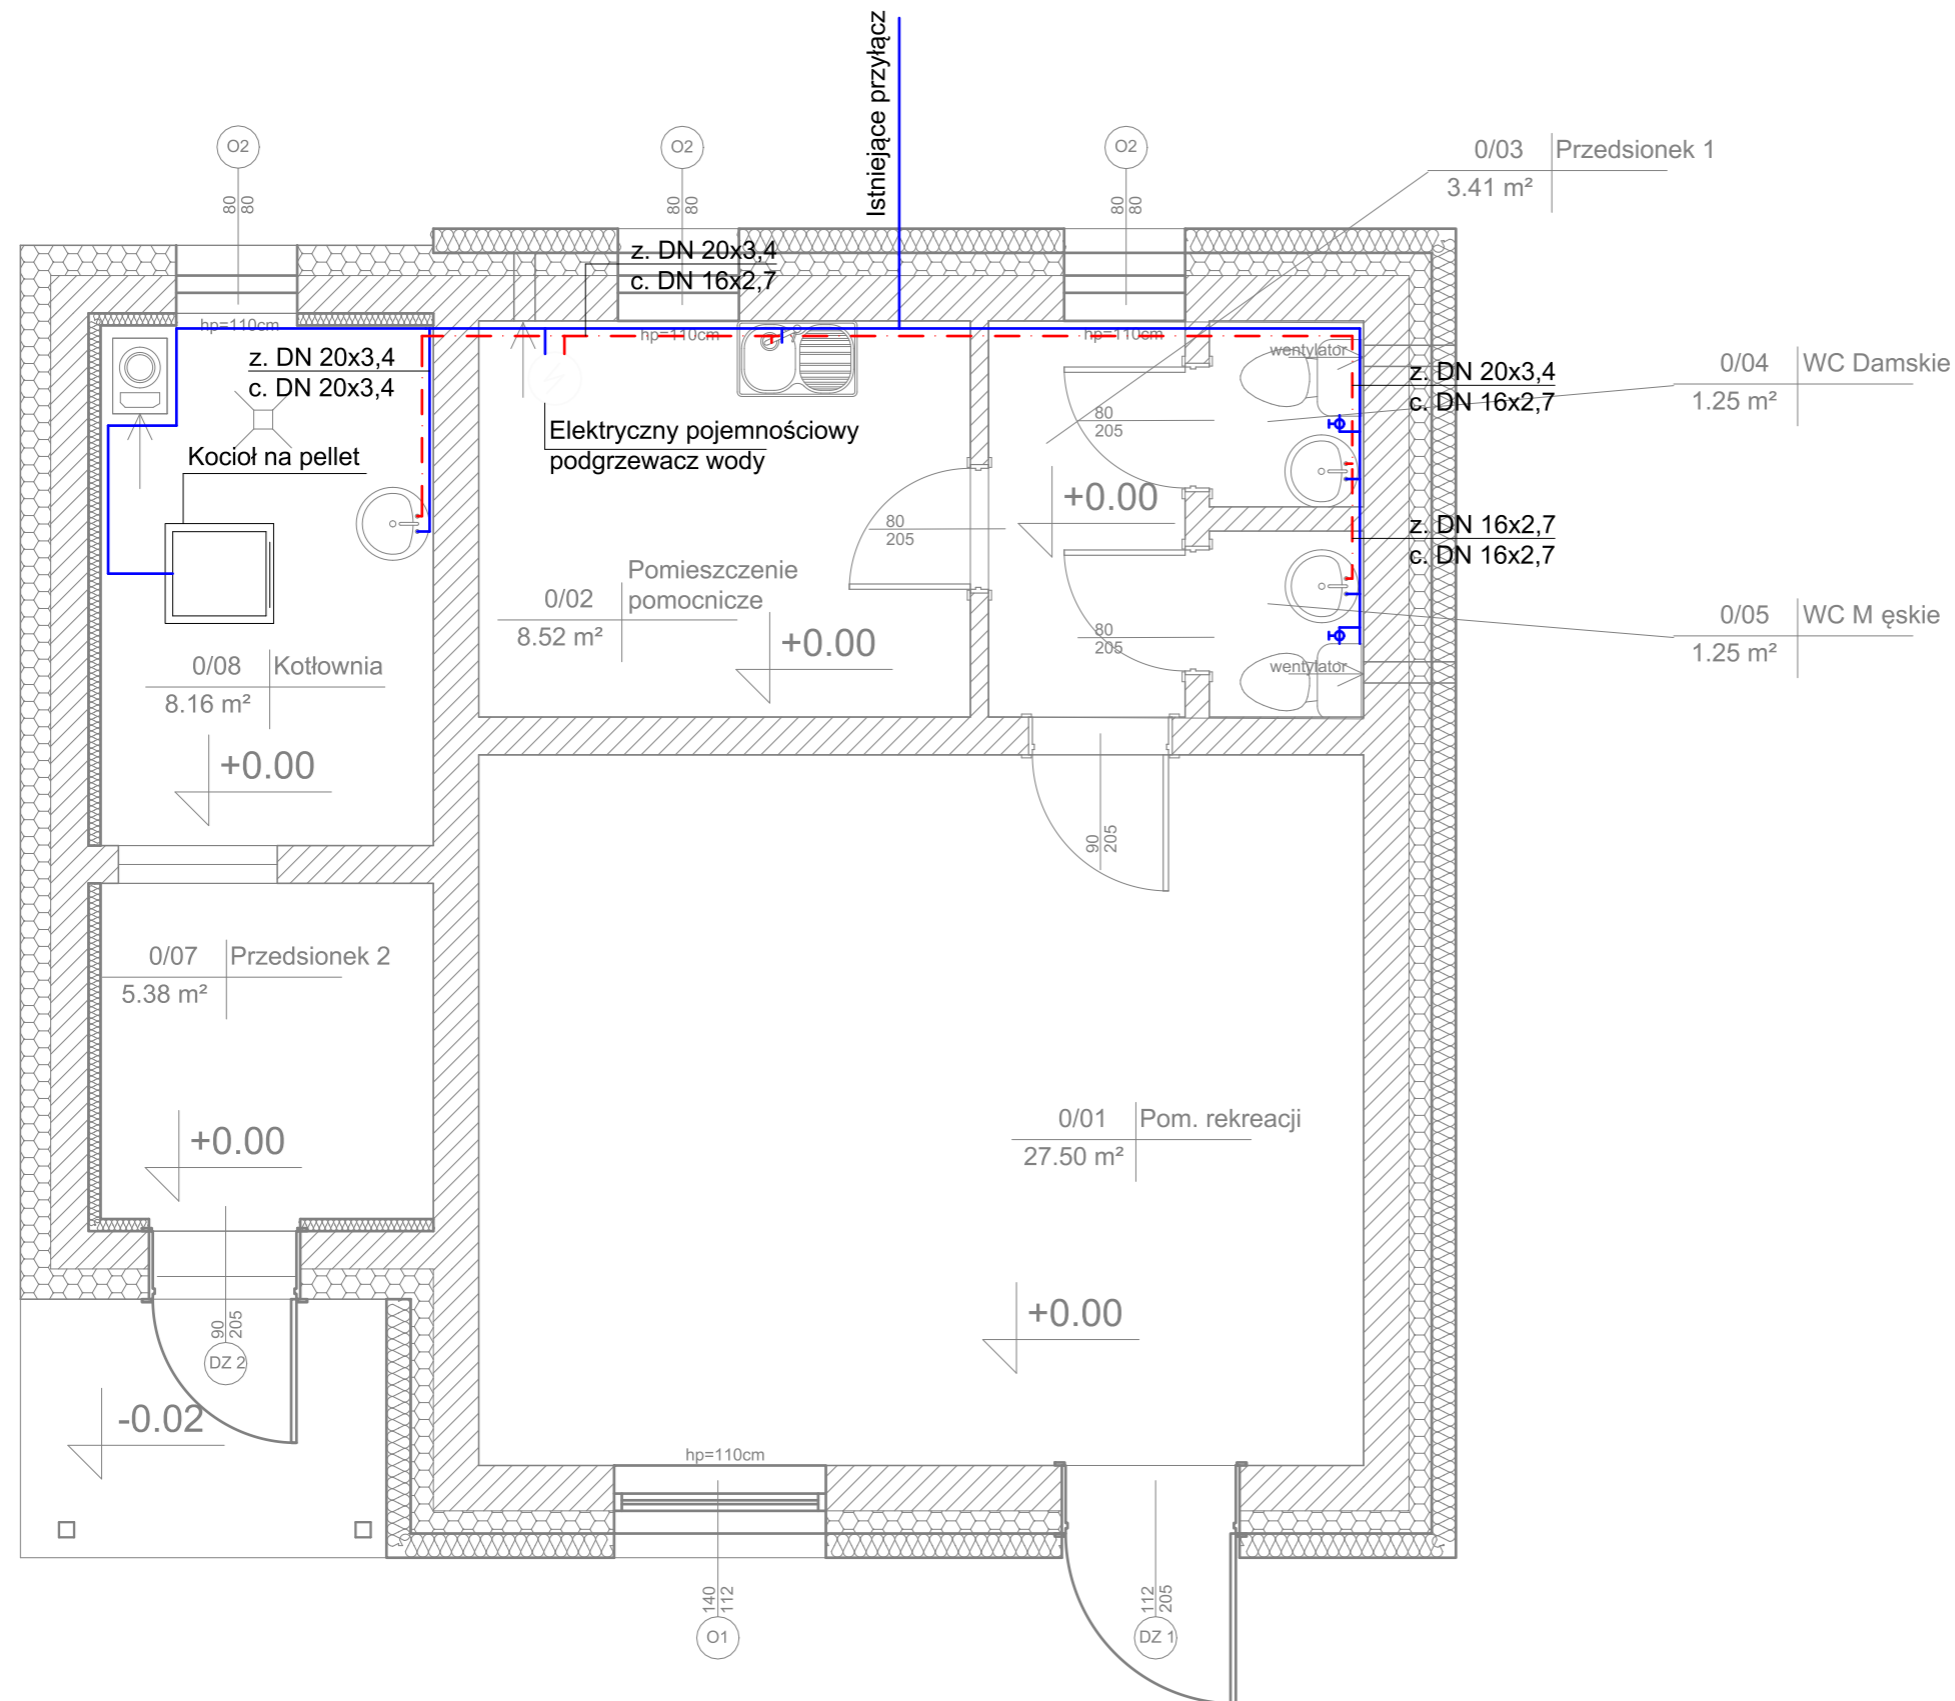

LEGENDA:

- - przewody zimnej wody
- - - - przewody ciepłej wody użytkowej

**TERMOMODERNIZACJA BUDYNKU ŚWIETLICY  
WIEJSKIEJ WE WSI HOLENDRY, GMINA  
CHMIELNIK NA DZ. EWID. NR 31**

INWESTOR: **GMINA Chmielnik**  
Plac Kościuszki 7  
26-020 Chmielnik

WYKONAWCA: **PROJEKT-TECHNIKA Sp.j.**  
ul. Skibińskiego 13  
25-819 Kielce  
tel. 886 720 094  
e-mail: biuro@projekt-technika.pl  
www.projekt-technika.pl



AUTORZY OPRACOWANIA:

Funkcja	Imię i nazwisko	Uprawnienia budowlane	Podpis
Projektant	mgr inż. Artur Gigilewicz	Uprawnienia nr SWK/0119/PWOS/07	
Asystent	inż. Monika Wadas	-----	
	mgr inż. Monika Piras	-----	

Skala: **1:50** Branża: **SANITARNA**

Temat: *Instalacja wody zimnej i c.w.u. - rzut parteru* Nr rys.: **III/SAN/01**

Data opracowania projektu: *Kwiecień 2021*