


RZUT PARTERU
Skala 1:100

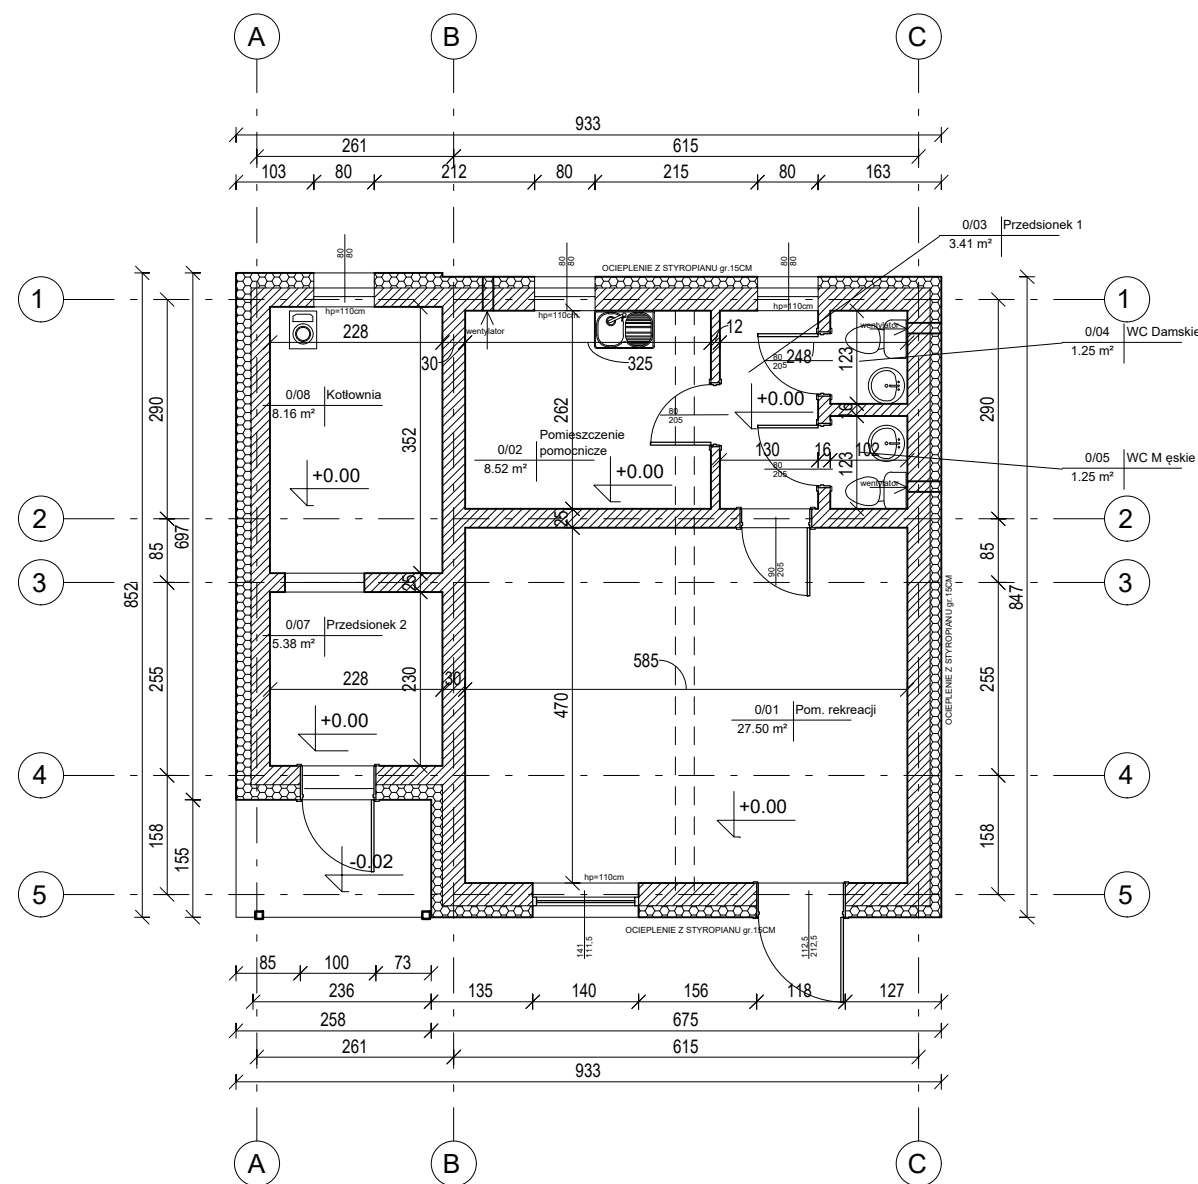

UWAGA:
Wymiary podano w [cm]
Rzędne podano w [m]

Zestawienie pomieszczeń			
Numer	Nazwa	Powierzchnia	Wykończenie posadzki
0/01	Pom. rekreacji	27.50 m ²	
0/02	Pom. pomocnicze	8.52 m ²	
0/03	Przedсіonek 1	3.41 m ²	
0/04	WC Damskie	1.25 m ²	
0/05	WC Męskie	1.25 m ²	
0/07	Przedсіonek 2	5.38 m ²	
0/08	Kotłownia	8.16 m ²	

**TERMOMODERNIZACJA BUDYNKU ŚWIETLICY
WIEJSKIEJ WE WSI HOLENDRY, GMINA
CHMIELNIK NA DZ. EWID. NR 31**

INWESTOR:
GMINA Chmielnik
Plac Kościuszki 7
26-020 Chmielnik

WYKONAWCA: **PROJEKT-TECHNIKA Sp.j.**
ul. Skibińskiego 13
25-819 Kielce
tel. 886 720 094
e-mail: biuro@projekt-technika.pl
www.projekt-technika.pl



AUTORZY OPRACOWANIA:			
Funkcja	Imię i nazwisko	Uprawnienia budowlane	Podpis
Projektant	mgr inż. arch. Paweł Czarnecki	Uprawnienia nr 171/SWOKK/2013 do projektowania bez ograniczeń w specjalności architektonicznej	
Asystent	mgr inż. Łukasz Czerwik	-----	
	mgr inż. arch. Piotr Czajkowski	-----	
Sprawdzający	-----	-----	

Skala:	1:100	Branża: INWENTARYZACJA
Temat:	Rzut Parteru	Nr rys.: V/INW/01
Data opracowania projektu: Kwiecień 2021		